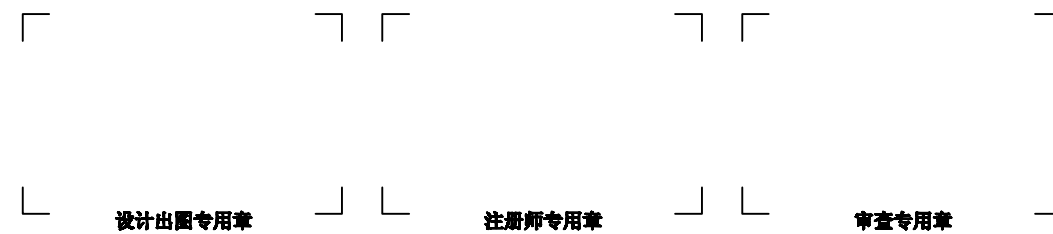


中粮崇左糖业有限公司
动力车间2023年新建灰渣池雨棚项目
施工图设计

工程号：CZ-030



广西明远工程咨询有限公司

 
设计资质证书号：建筑乙级，市政乙级（给水工程，
排水工程，道路工程，桥梁工程）A245018563

2023年08月编制

建设单位：中粮崇左糖业有限公司

项目名称：动力车间2023年新建灰渣池雨棚项目

工程号：CZ-030

法定代 表 人：	杨朝旭	
项 目 负 责 人：	雷 激	
建筑专业负责人：	杨 海	
结构专业负责人：	陈 龙	
给排水专业负责人：	梁永帅	
电气专业负责人：	黄焕福	
通风专业负责人：	柯 学	

建筑注册师专用章

结构注册师专用章



广西明远工程咨询有限公司

设计资质证书号：建筑乙级，市政乙级（给水工程，
排水工程，道路工程，桥梁工程）A245018563

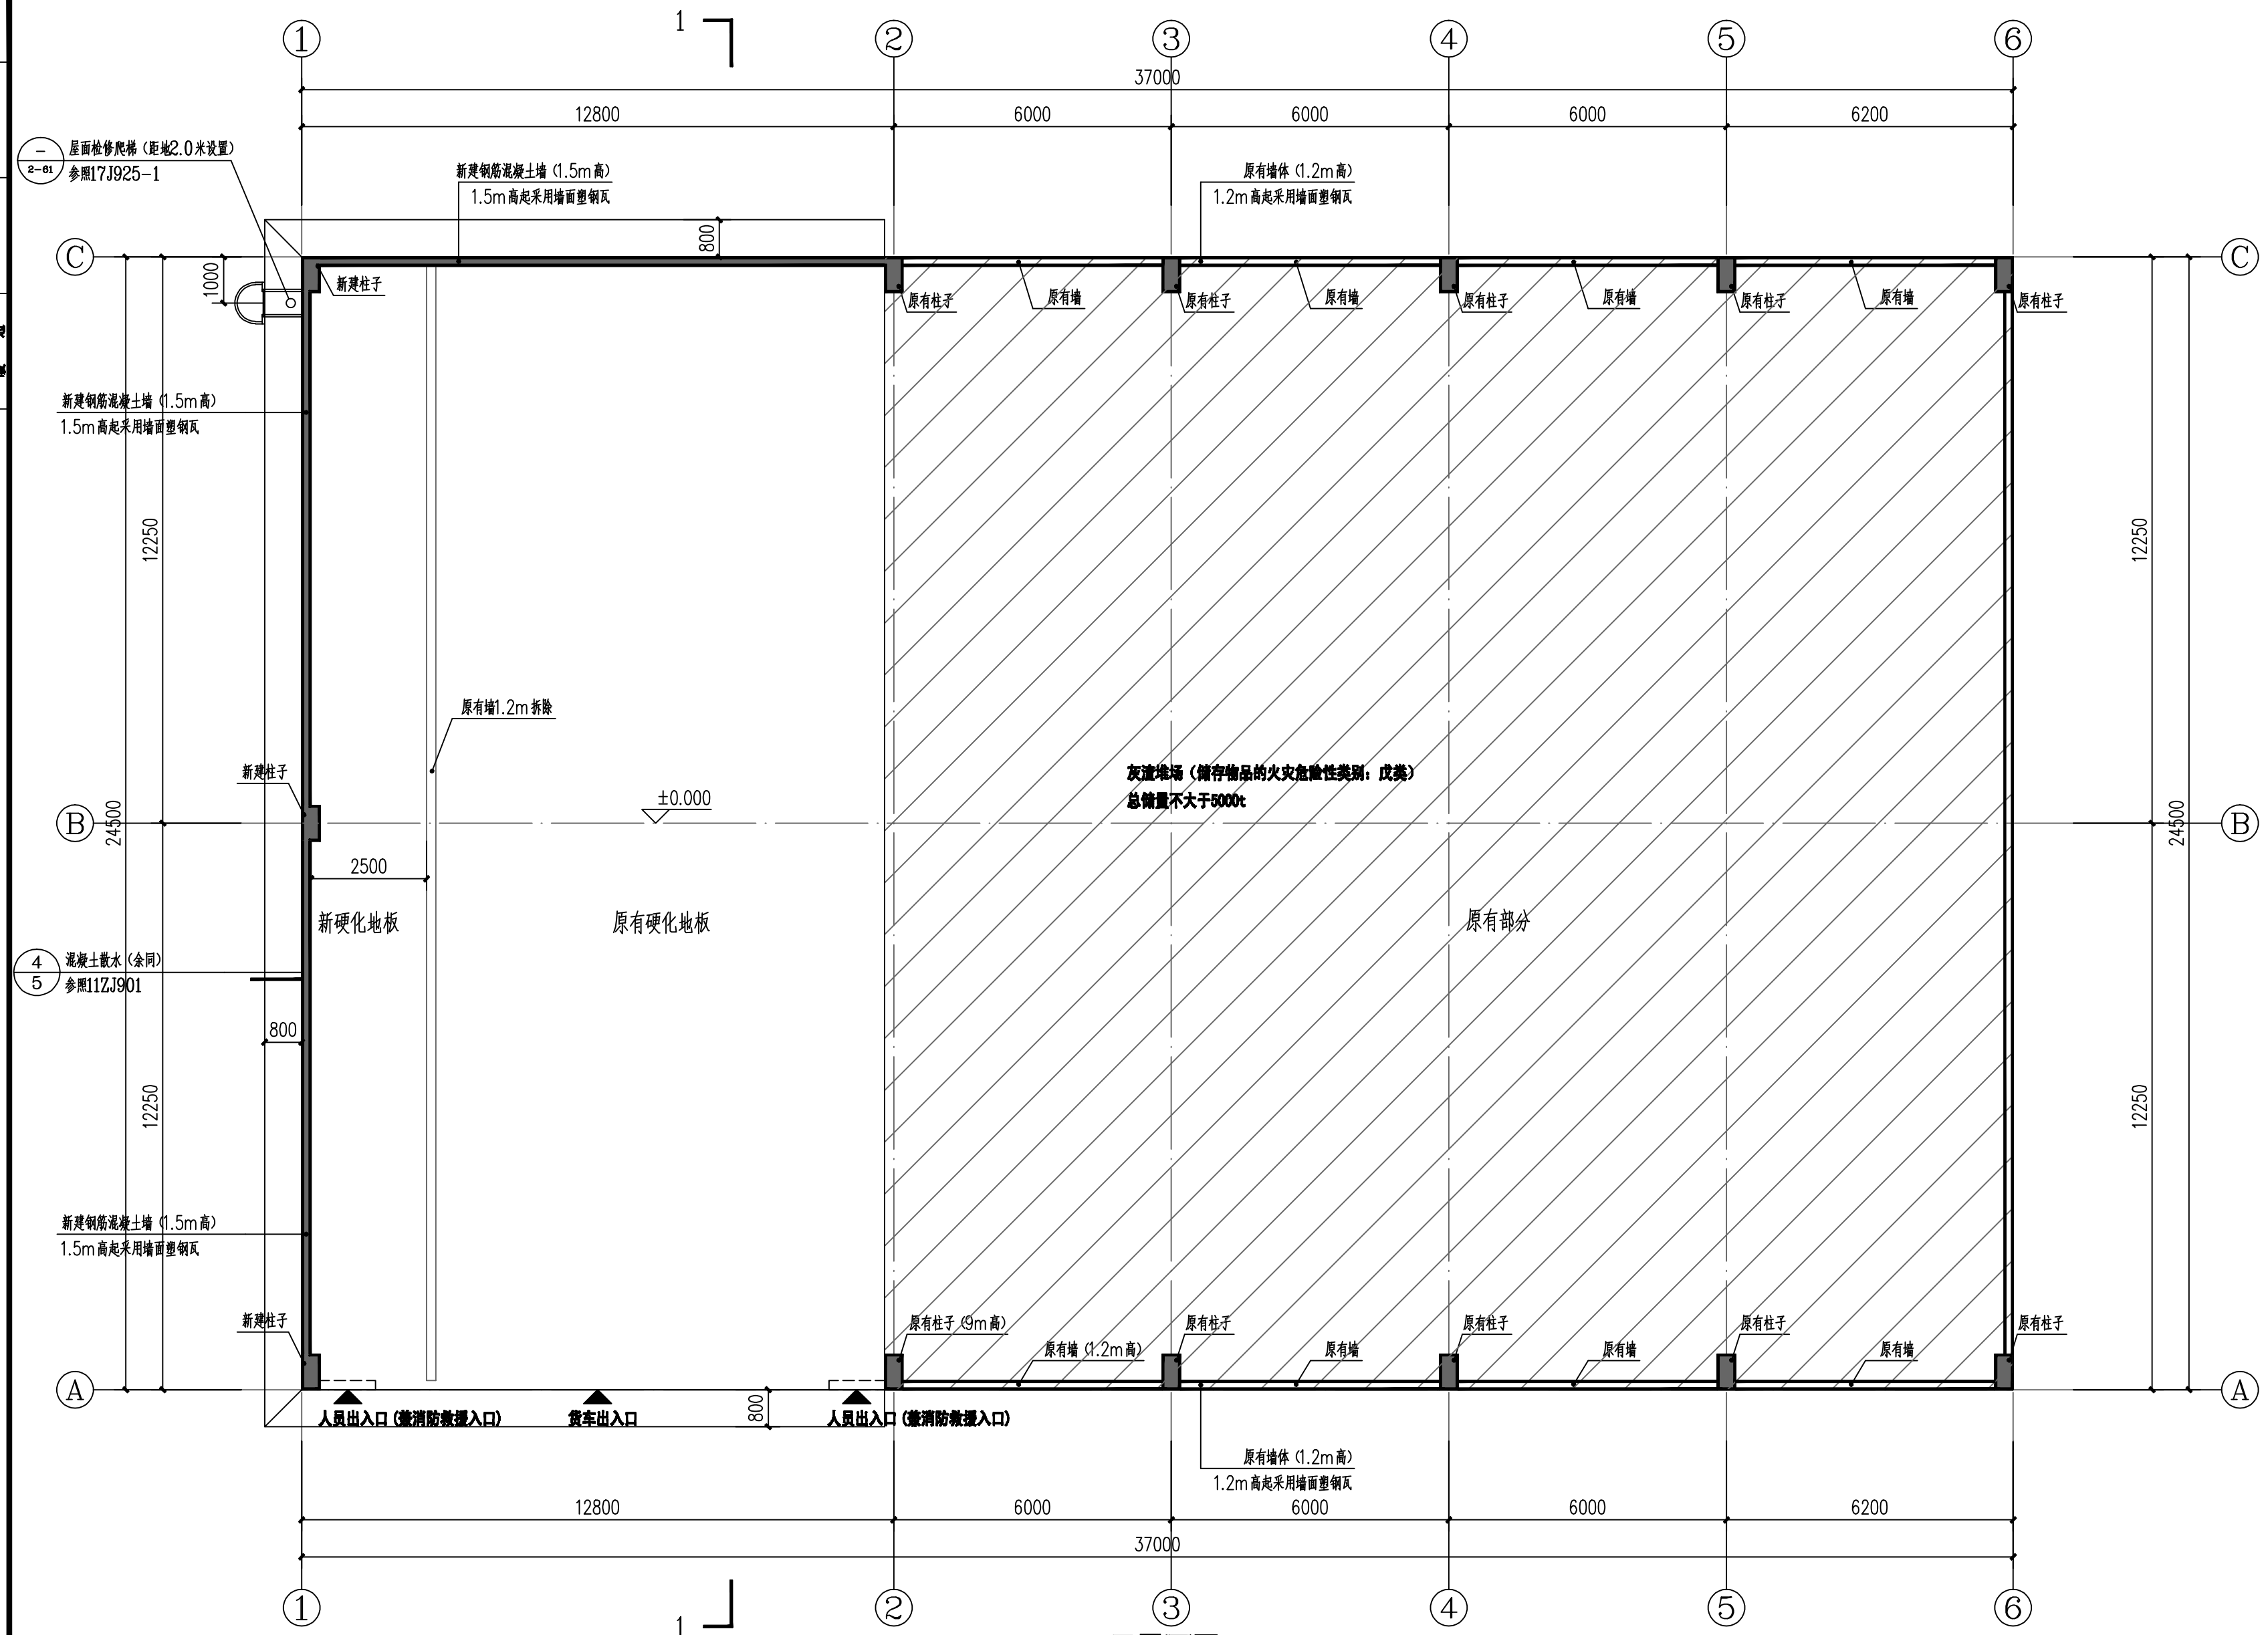
2023年08月编制

图 纸 目 录

第 1 页 共 1 页

 
 
 广西明远工程咨询有限公司 Guangxi Mingyuan Engineering Consulting Co., Ltd. 地址: 南宁市青秀区金浦路11号11层1101室 电话: 0771-5801111 18077111111		建设单位	中粮崇左糖业有限公司	专 业	建 筑	设计号	CZ-030
序号	图 号	图 幅	图 纸 名 称	设计阶段	施工图	日 期	2023. 08
0	JZ-00	A4	目录				
1	JZ-01	A2	建筑施工图设计总说明				
2	JZ-02	A2	一层平面图				
3	JZ-03	A2	屋面层平面图				
4	JZ-04	A2	①轴~⑥轴立面图、⑥轴~①轴立面图				
5	JZ-05	A2	①轴~③轴立面图、③轴~④轴立面图				
6	JZ-06	A2	1-1剖面图				
7							
8							
9							
10							
11							
12							
13							
14							
15							
16							
17							
18							
19							
20							
21							
22							
23							
24							
25							
26							
27							

建 筑	结 构	给 排 水	电 气	通 风
-----	-----	-------	-----	-----

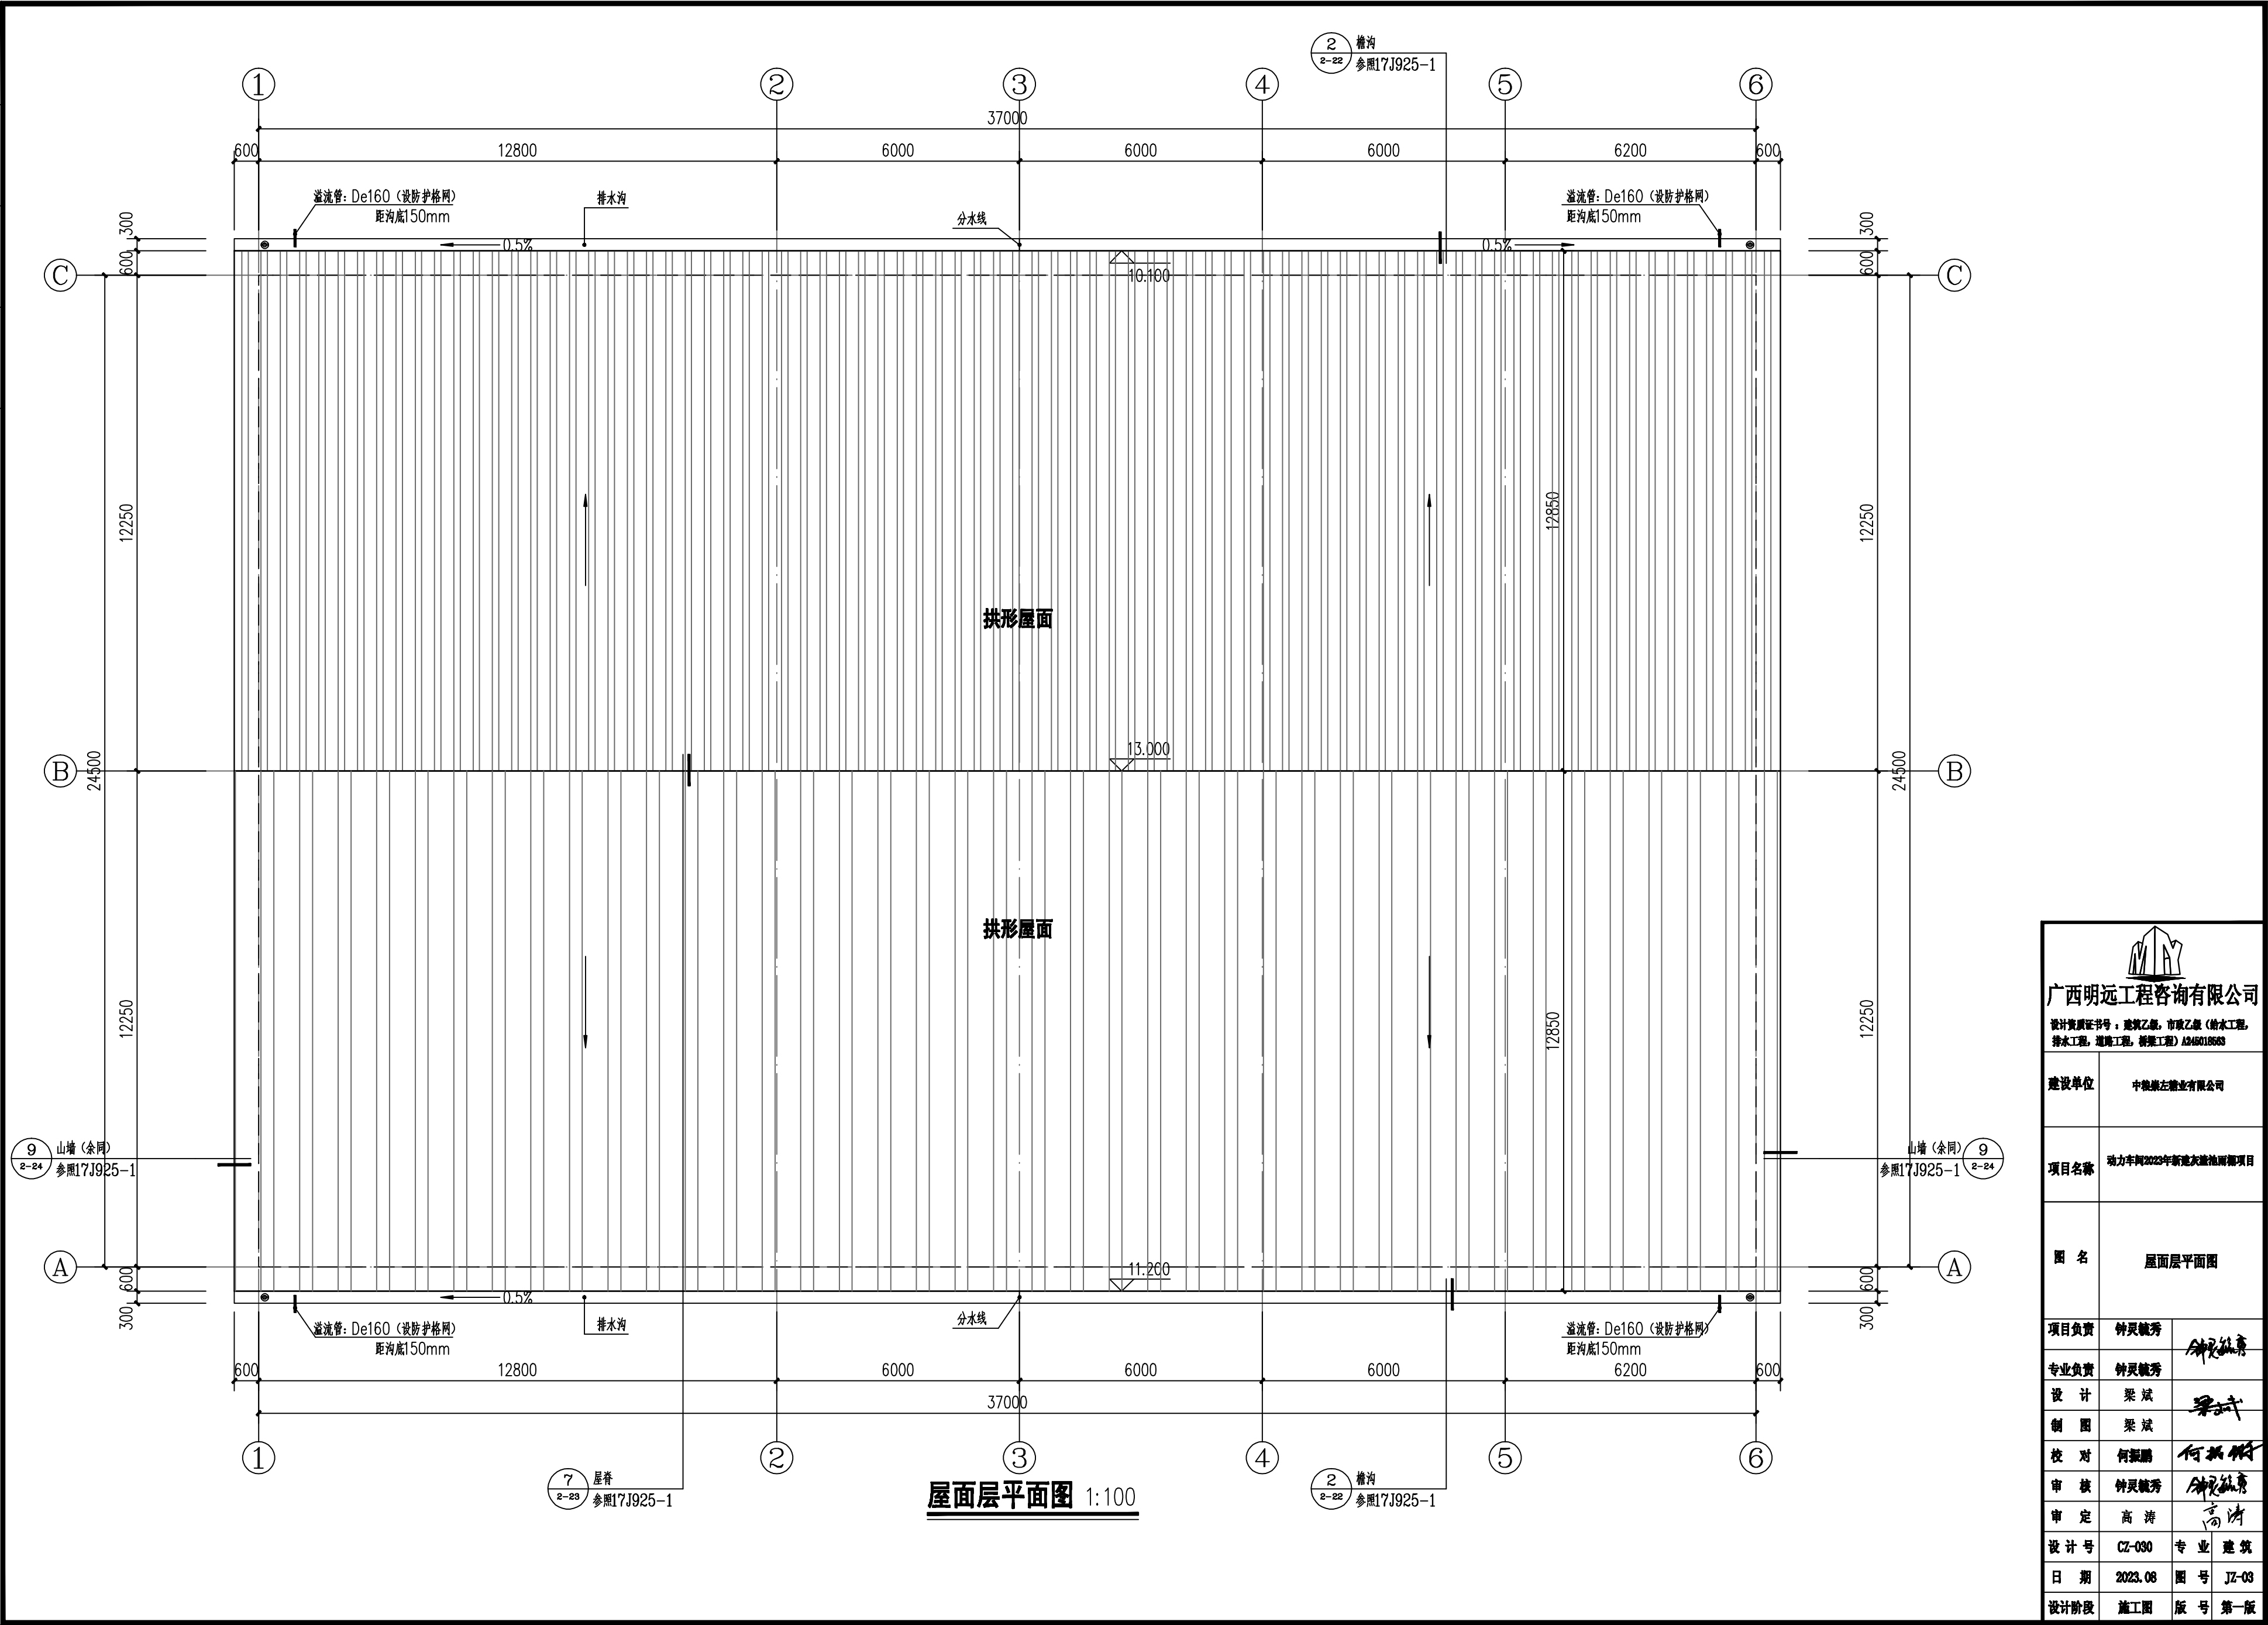


一层平面图 1:100

 
 
 
本层建筑面积: 453.25m²
 总建筑面积: 453.25m²
 计容建筑面积: 906.50m² (层高8米, 计双倍容积率)
 建筑占地面积: 453.25m²
 本层为一个防火分区

 广西明远工程咨询有限公司		
设计资质证书号：建筑乙级，市政乙级（给水工程，排水工程，道路工程，桥梁工程）A246018683		
建设单位	中晚崇左管业有限公司	
项目名称	动力车间2023年新建灰渣池雨棚项目	
图 名	一层平面图	
项目负责人	钟灵毓秀	
专业负责	钟灵毓秀	
设 计	梁 斌	
制 图	梁 斌	
校 对	何振鹏	
审 核	钟灵毓秀	
审 定	高 涛	
设计号	CZ-030	专业 建筑
日 期	2023.06	图 号 JZ-02
设计阶段	施工图	版 号 第一版

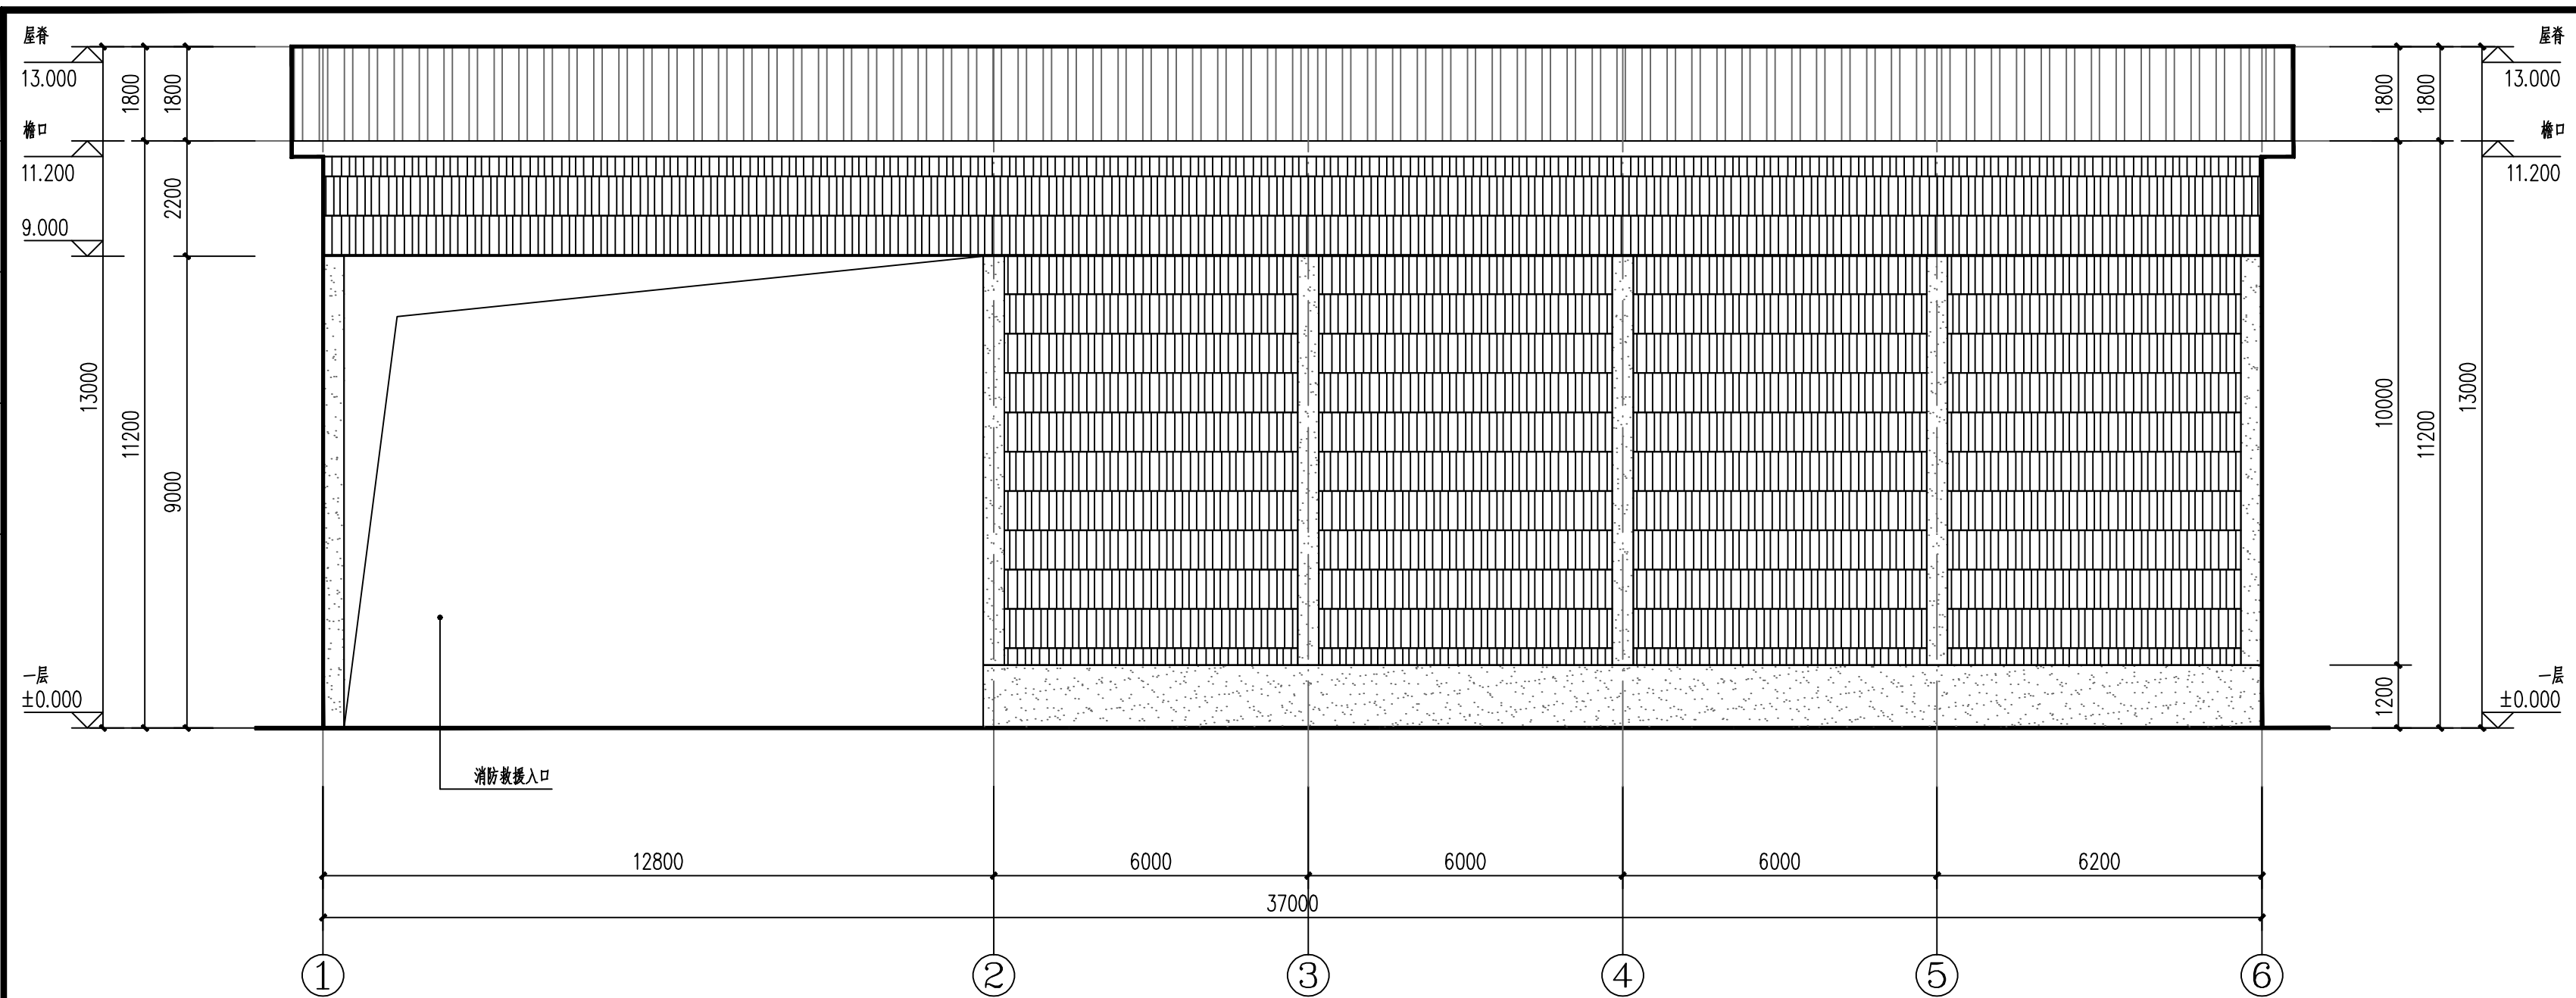
建筑	结构	给排水	电气	暖通



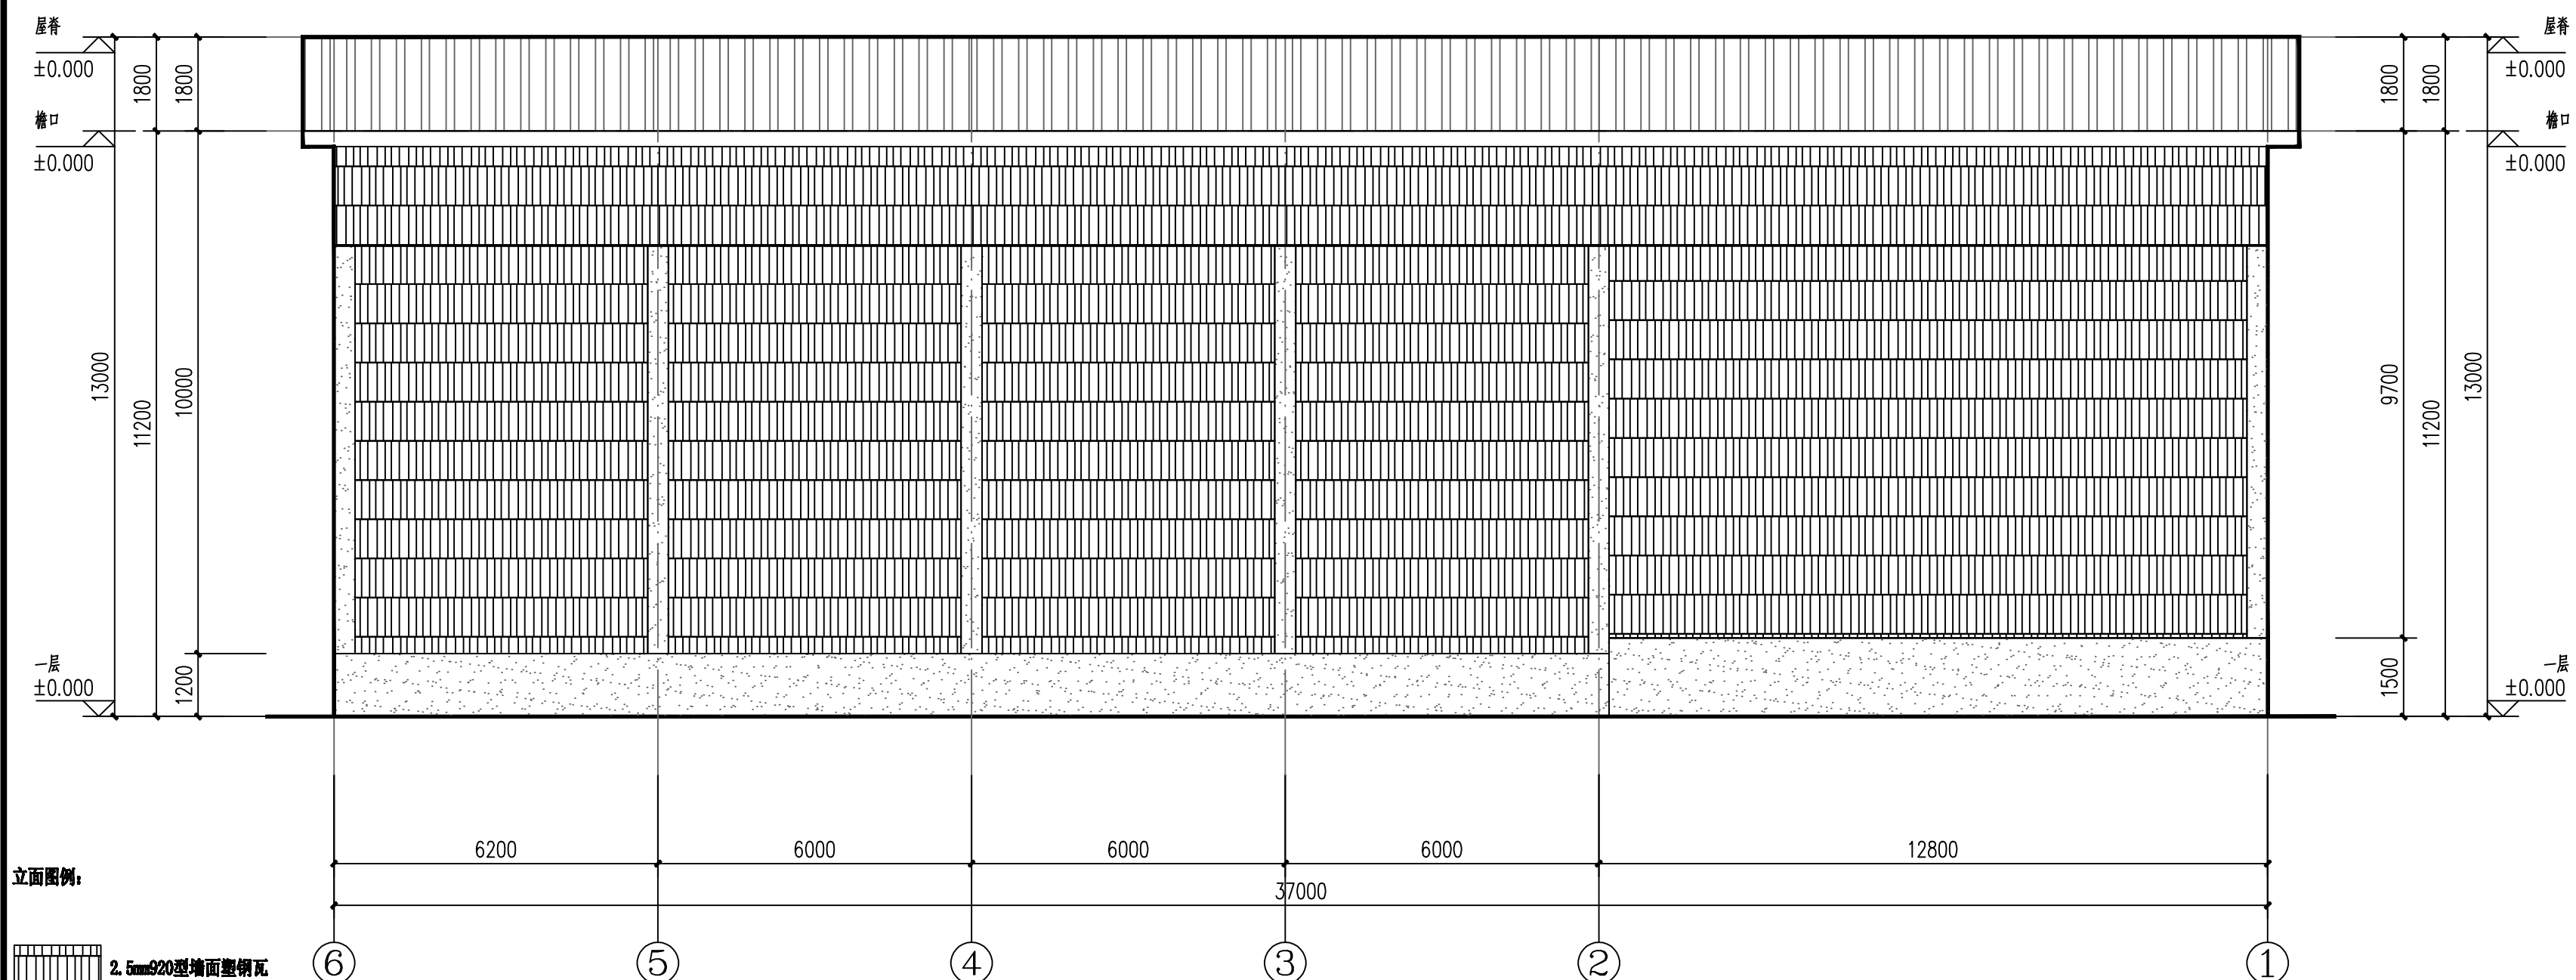
屋面层平面图 1:100

 广西明远工程咨询有限公司 设计资质证书号：建筑乙级，市政乙级（给水工程，排水工程，道路工程，桥梁工程）A345018583			
建设单位	中粮崇左糖业有限公司		
项目名称	动力车间2023年新建筑屋面排水项目		
图名	屋面层平面图		
项目负责	钟灵毓秀		
专业负责	钟灵毓秀		
设计	梁斌		
制图	梁斌		
校对	何振鹏		
审核	钟灵毓秀		
审定	高涛		
设计号	CZ-030	专业	建筑
日期	2023.08	图号	JZ-03
设计阶段	施工图	版号	第一版

 
 
建筑			
结构			
给排水			
电气			
暖通			



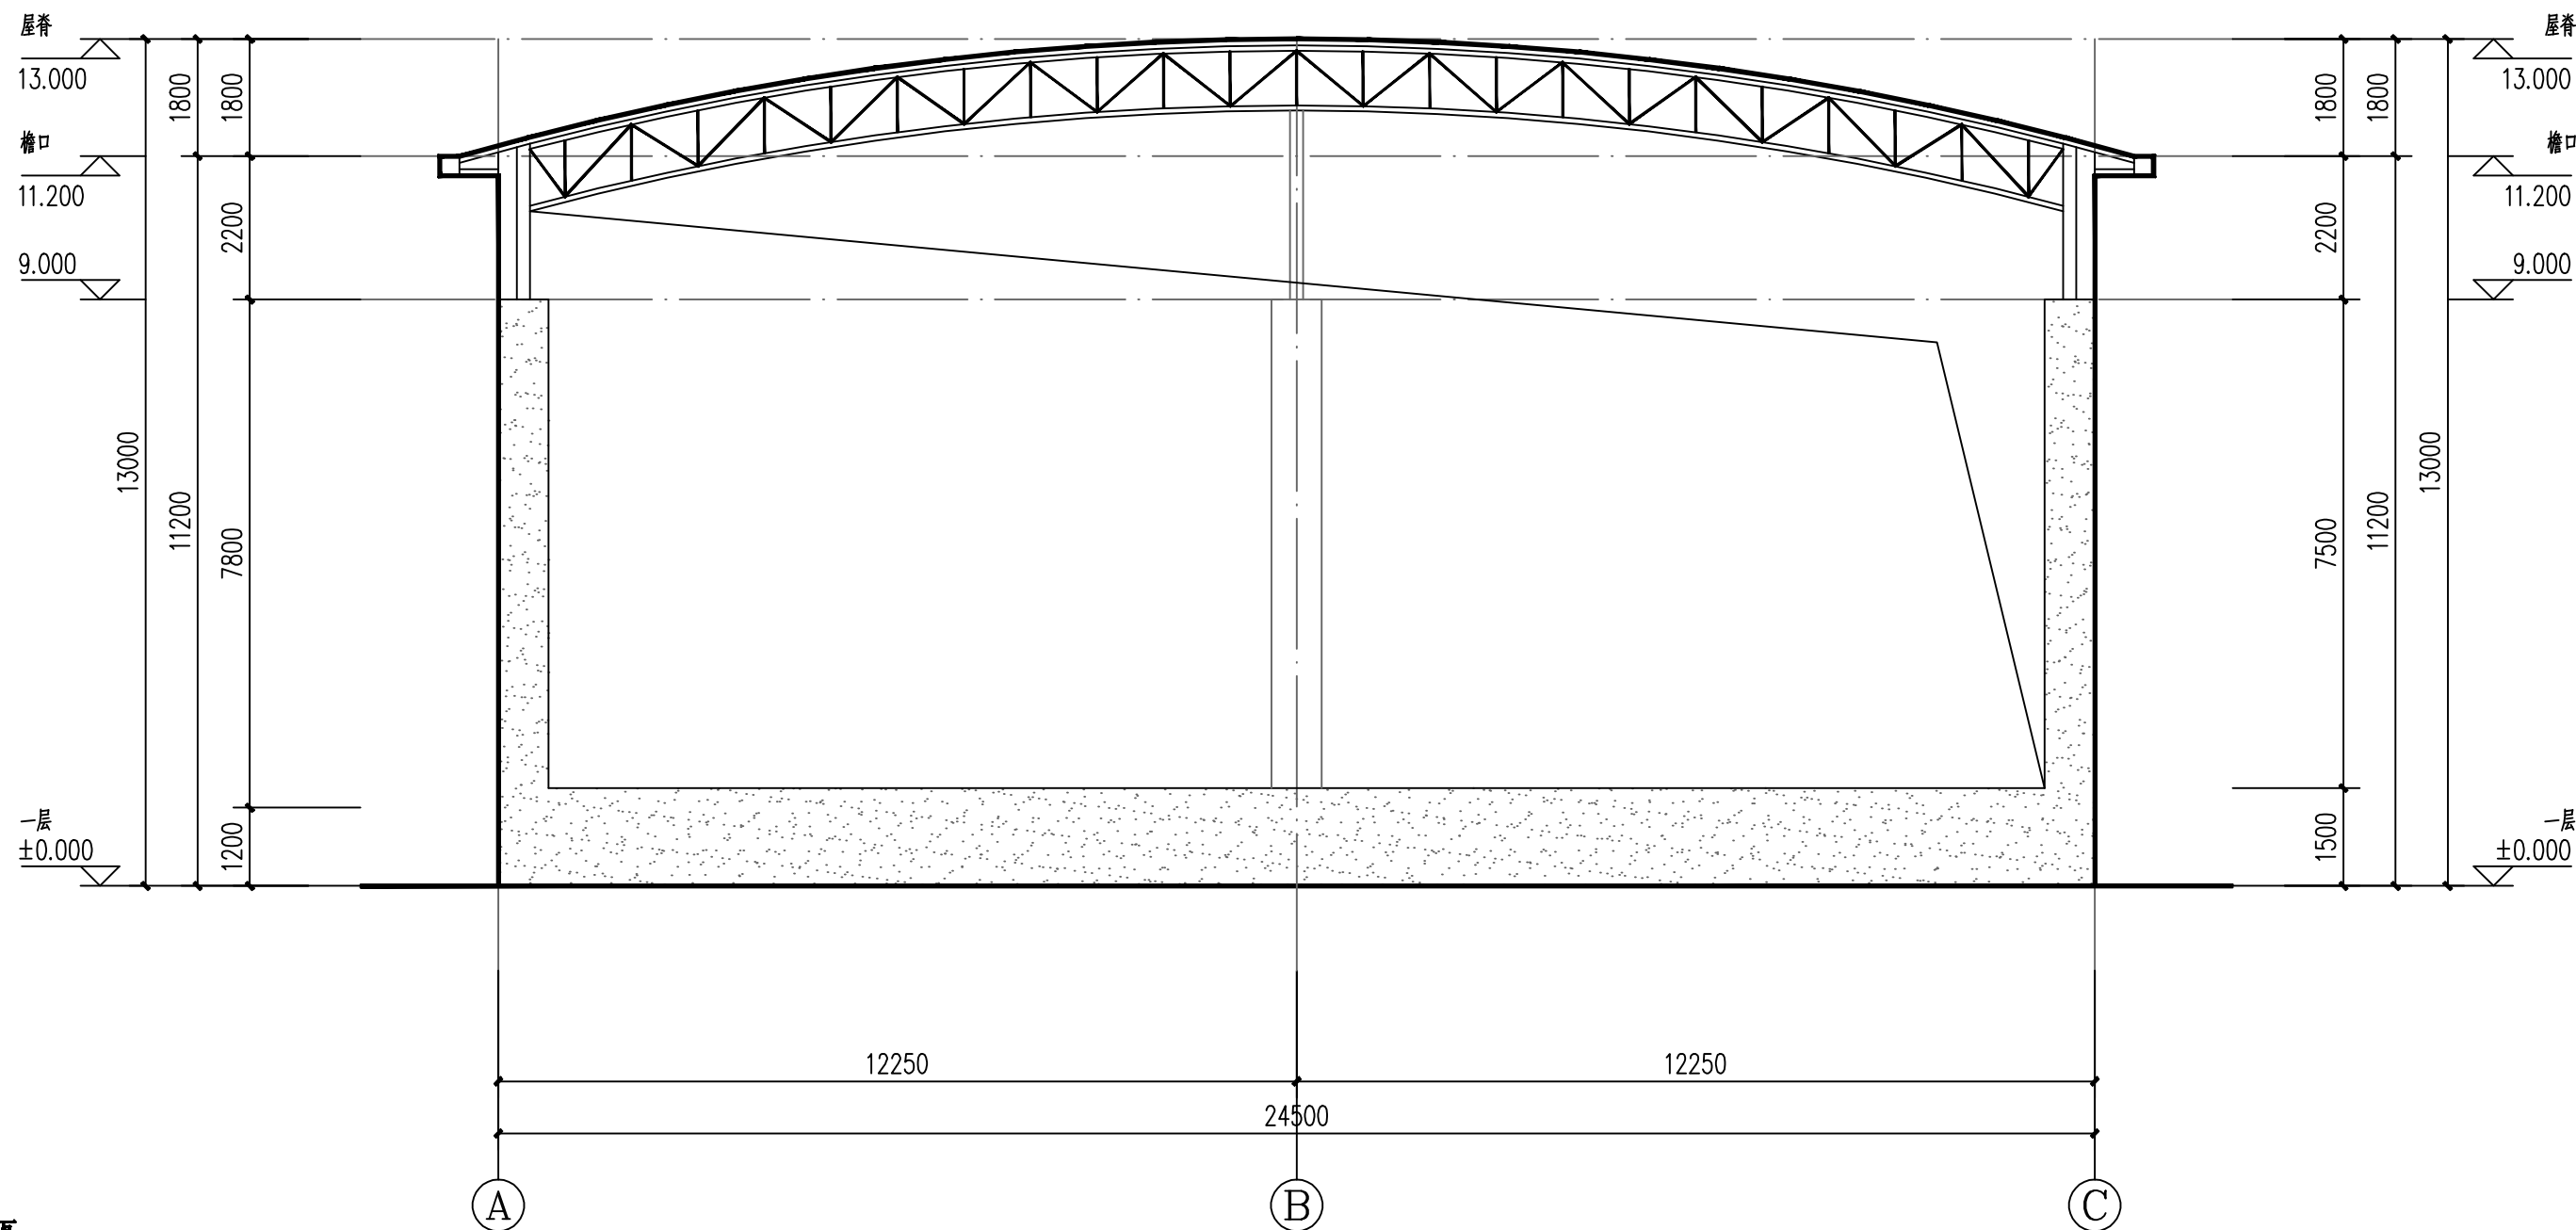
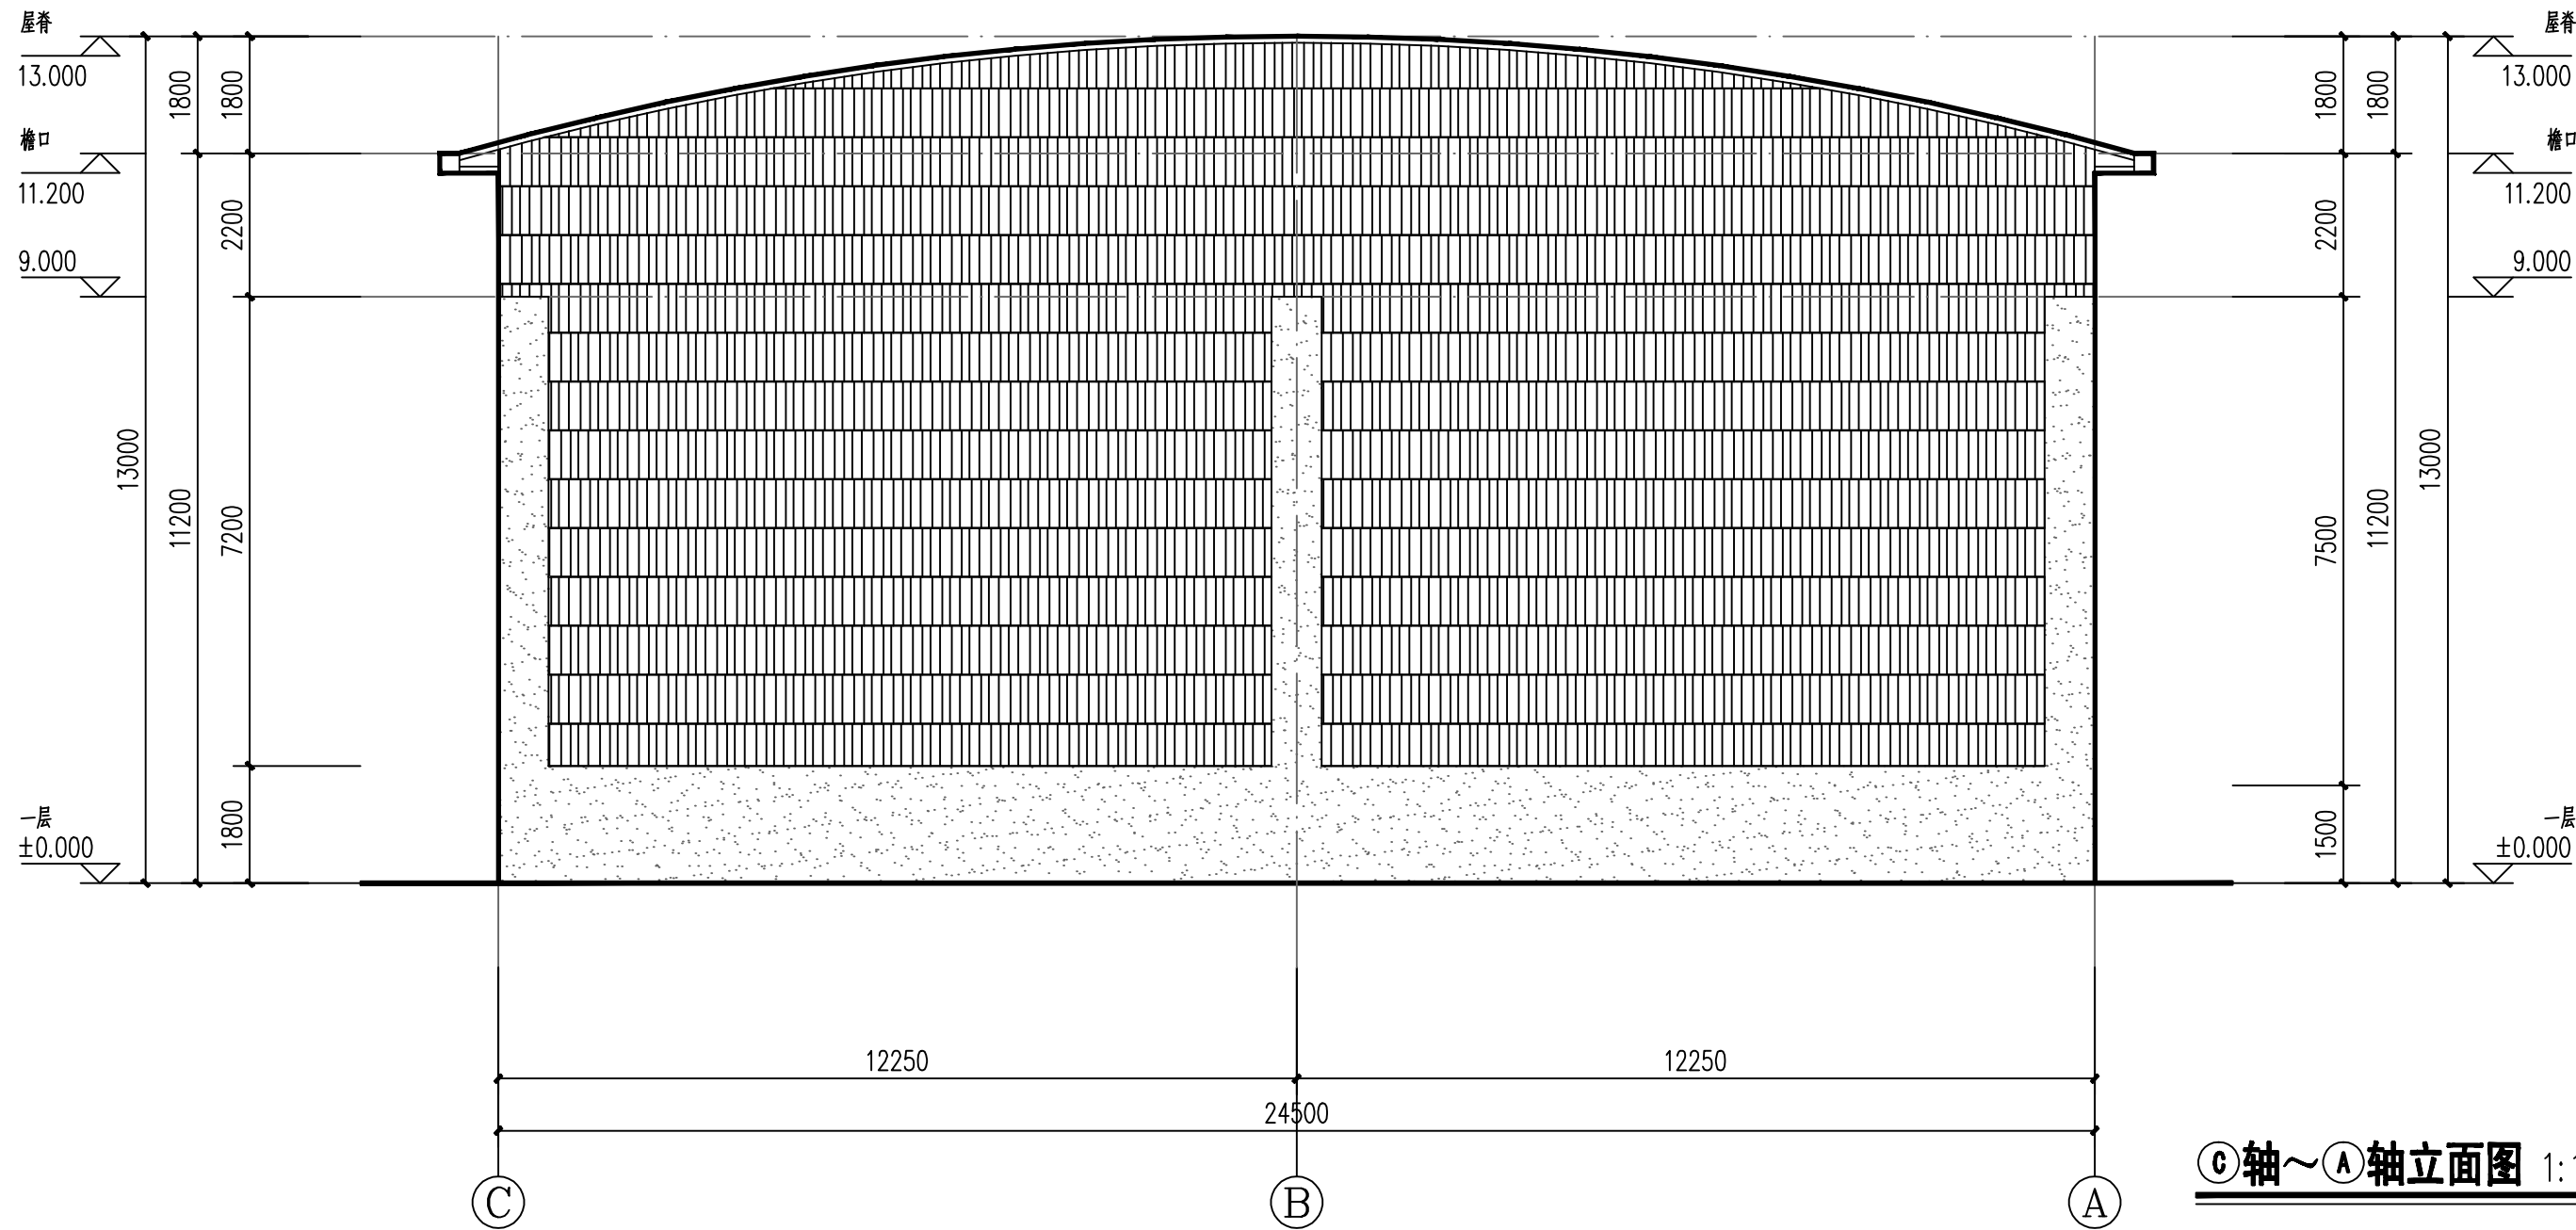
①轴~⑥轴立面图 1:100



⑥轴~①轴立面图 1:100

 广西明远工程咨询有限公司 设计资质证书号：建筑乙级。市政乙级（给排水工程、排水工程、道路工程、桥梁工程）A246010563		
建设单位	中德康立置业有限公司	
项目名称	动力车间2023年新建化粪池雨排项目	
图 名	①轴~①轴立面图 ③轴~①轴立面图	
项目负责	钟灵毓秀	
专业负责	钟灵毓秀	
设 计	梁 斌	
制 图	梁 斌	
校 对	何振鹏	
审 核	钟灵毓秀	
审 定	高 涛	
设计号	CZ-030	专 业 建筑
日 期	2023.08	图 号 JZ-04
设计阶段	施工图	版 号 第一版

建筑	结构	给排水	电气	暖通	

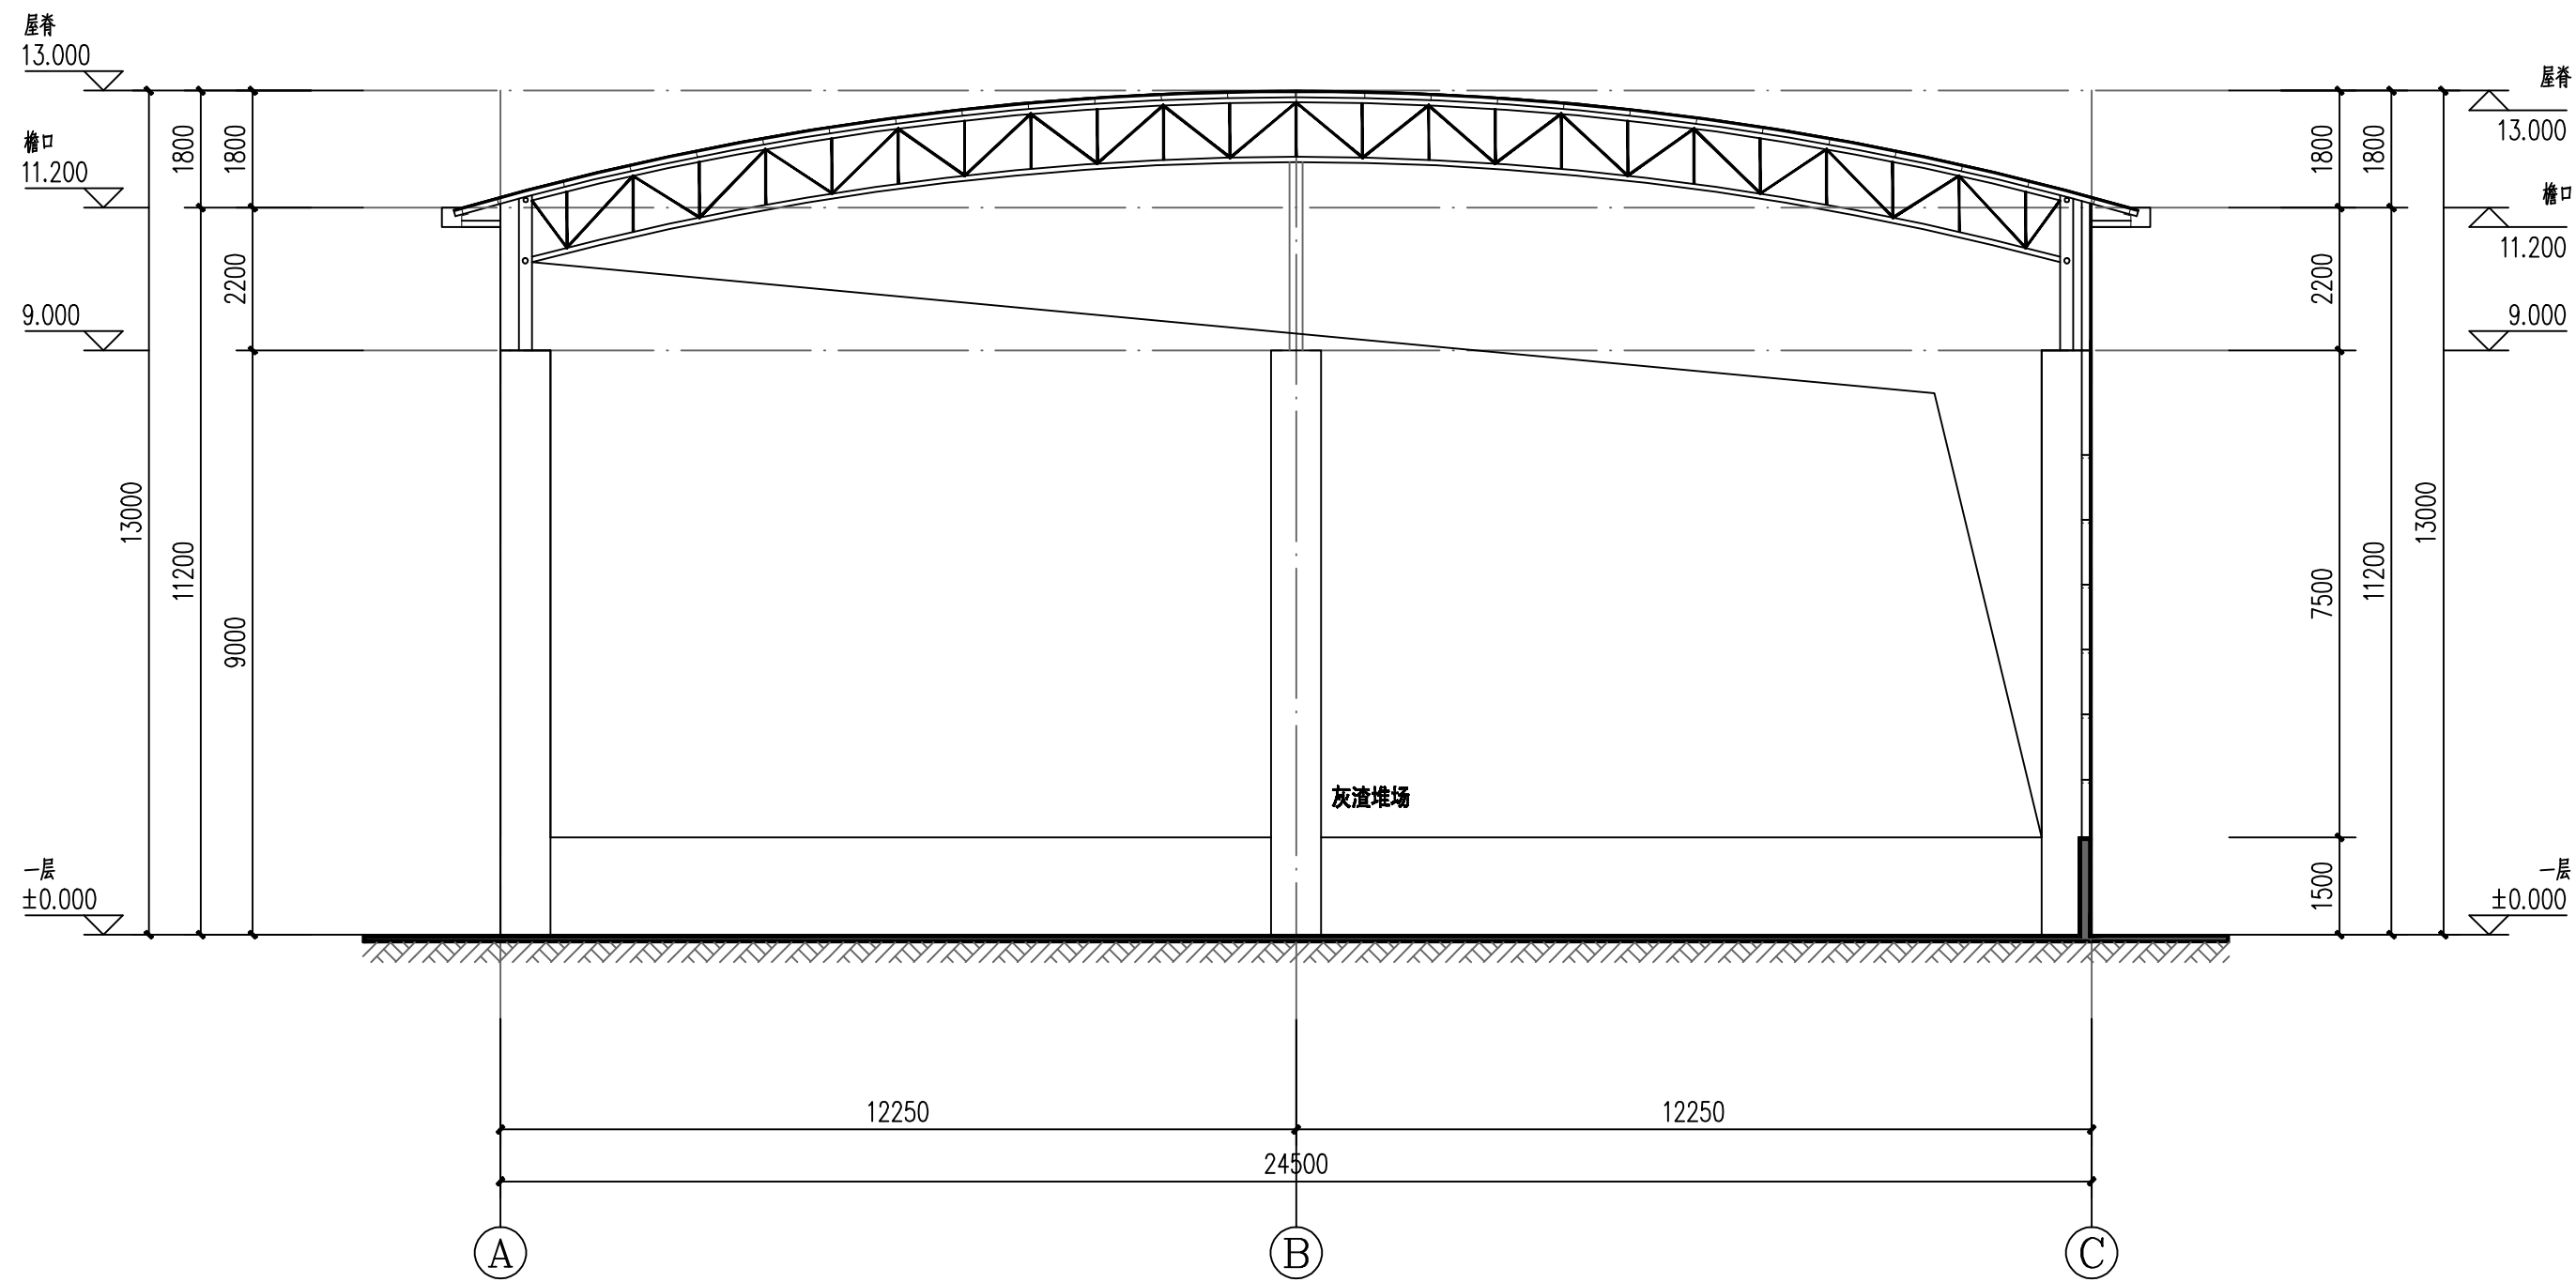


立面图例:

 
 
 
	2.5mm厚20型墙面塑钢瓦
	2.5mm厚20型屋面塑钢瓦

广西明远工程咨询有限公司		
设计资质证书号: 建字第, 市政乙级(给水工程, 排水工程, 道路工程, 桥梁工程) A24010563		
建设单位	中粮崇左糖业有限公司	
项目名称	动力车间2023年新建灰渣池雨棚项目	
图名	①轴~③轴立面图 ③轴~①轴立面图	
项目负责	钟灵毓秀	
专业负责	钟灵毓秀	
设计	梁斌	
制图	梁斌	
校对	何振鹏	
审核	钟灵毓秀	
审定	高涛	
设计号	CZ-030	专业 建筑
日期	2023.08	图号 JZ-05
设计阶段	施工图	版号 第一版

建筑	结构	给排水	电气	暖通



1-1剖面图 1:100

 广西明远工程咨询有限公司 设计资质证书号：建策乙级，市政乙级（给水工程，排水工程，道路工程，桥梁工程）A346018563		
建设单位	中核鼎左糖业有限公司	
项目名称	动力车间2023年新建灰渣池雨棚项目	
图 名	1-1剖面图	
项目负责人	钟灵毓秀	
专业负责人	钟灵毓秀	
设 计	梁 斌	
制 图	梁 斌	
校 对	何振鹏	
审 核	钟灵毓秀	
审 定	高 涛	
设计号	CZ-030	专 业 建筑
日 期	2023.08	图 号 JZ-06
设计阶段	施工图	版 号 第一版