


图 纸 目 录


第 1 页 共 1 页

 广西明远工程咨询有限公司 GUANGXI MINGYUAN ENGINEERING CONSULTING CO., LTD. 地址: 南宁市青秀区金浦路11号11层1101室			建设单位	中粮崇左糖业有限公司	专 业	结 构	设计号	CZ-030
序号	图 号	图幅	工程名称	动力车间2023年新建灰渣池雨棚项目	设计阶段	施工图	日 期	2023. 08
			图 纸 名 称					
0	JG-00	A4	目录					
1	JG-01	A2	结构设计总说明					
2	JG-02	A1	钢柱平面布置图					
3	JG-03	A1	钢屋架图					
4	JG-04	A1	屋面檩条图					
5	JG-05	A1	墙面檩条图					
6								
7								
8								
9								
10								
11								
12								
13								
14								
15								
16								
17								
18								
19								
20								
21								
22								
23								
24								
25								
26								
27								


结构	给排水	暖通	电气
专业	专业	专业	专业
设计	设计	设计	设计
审核	审核	审核	审核
审批	审批	审批	审批

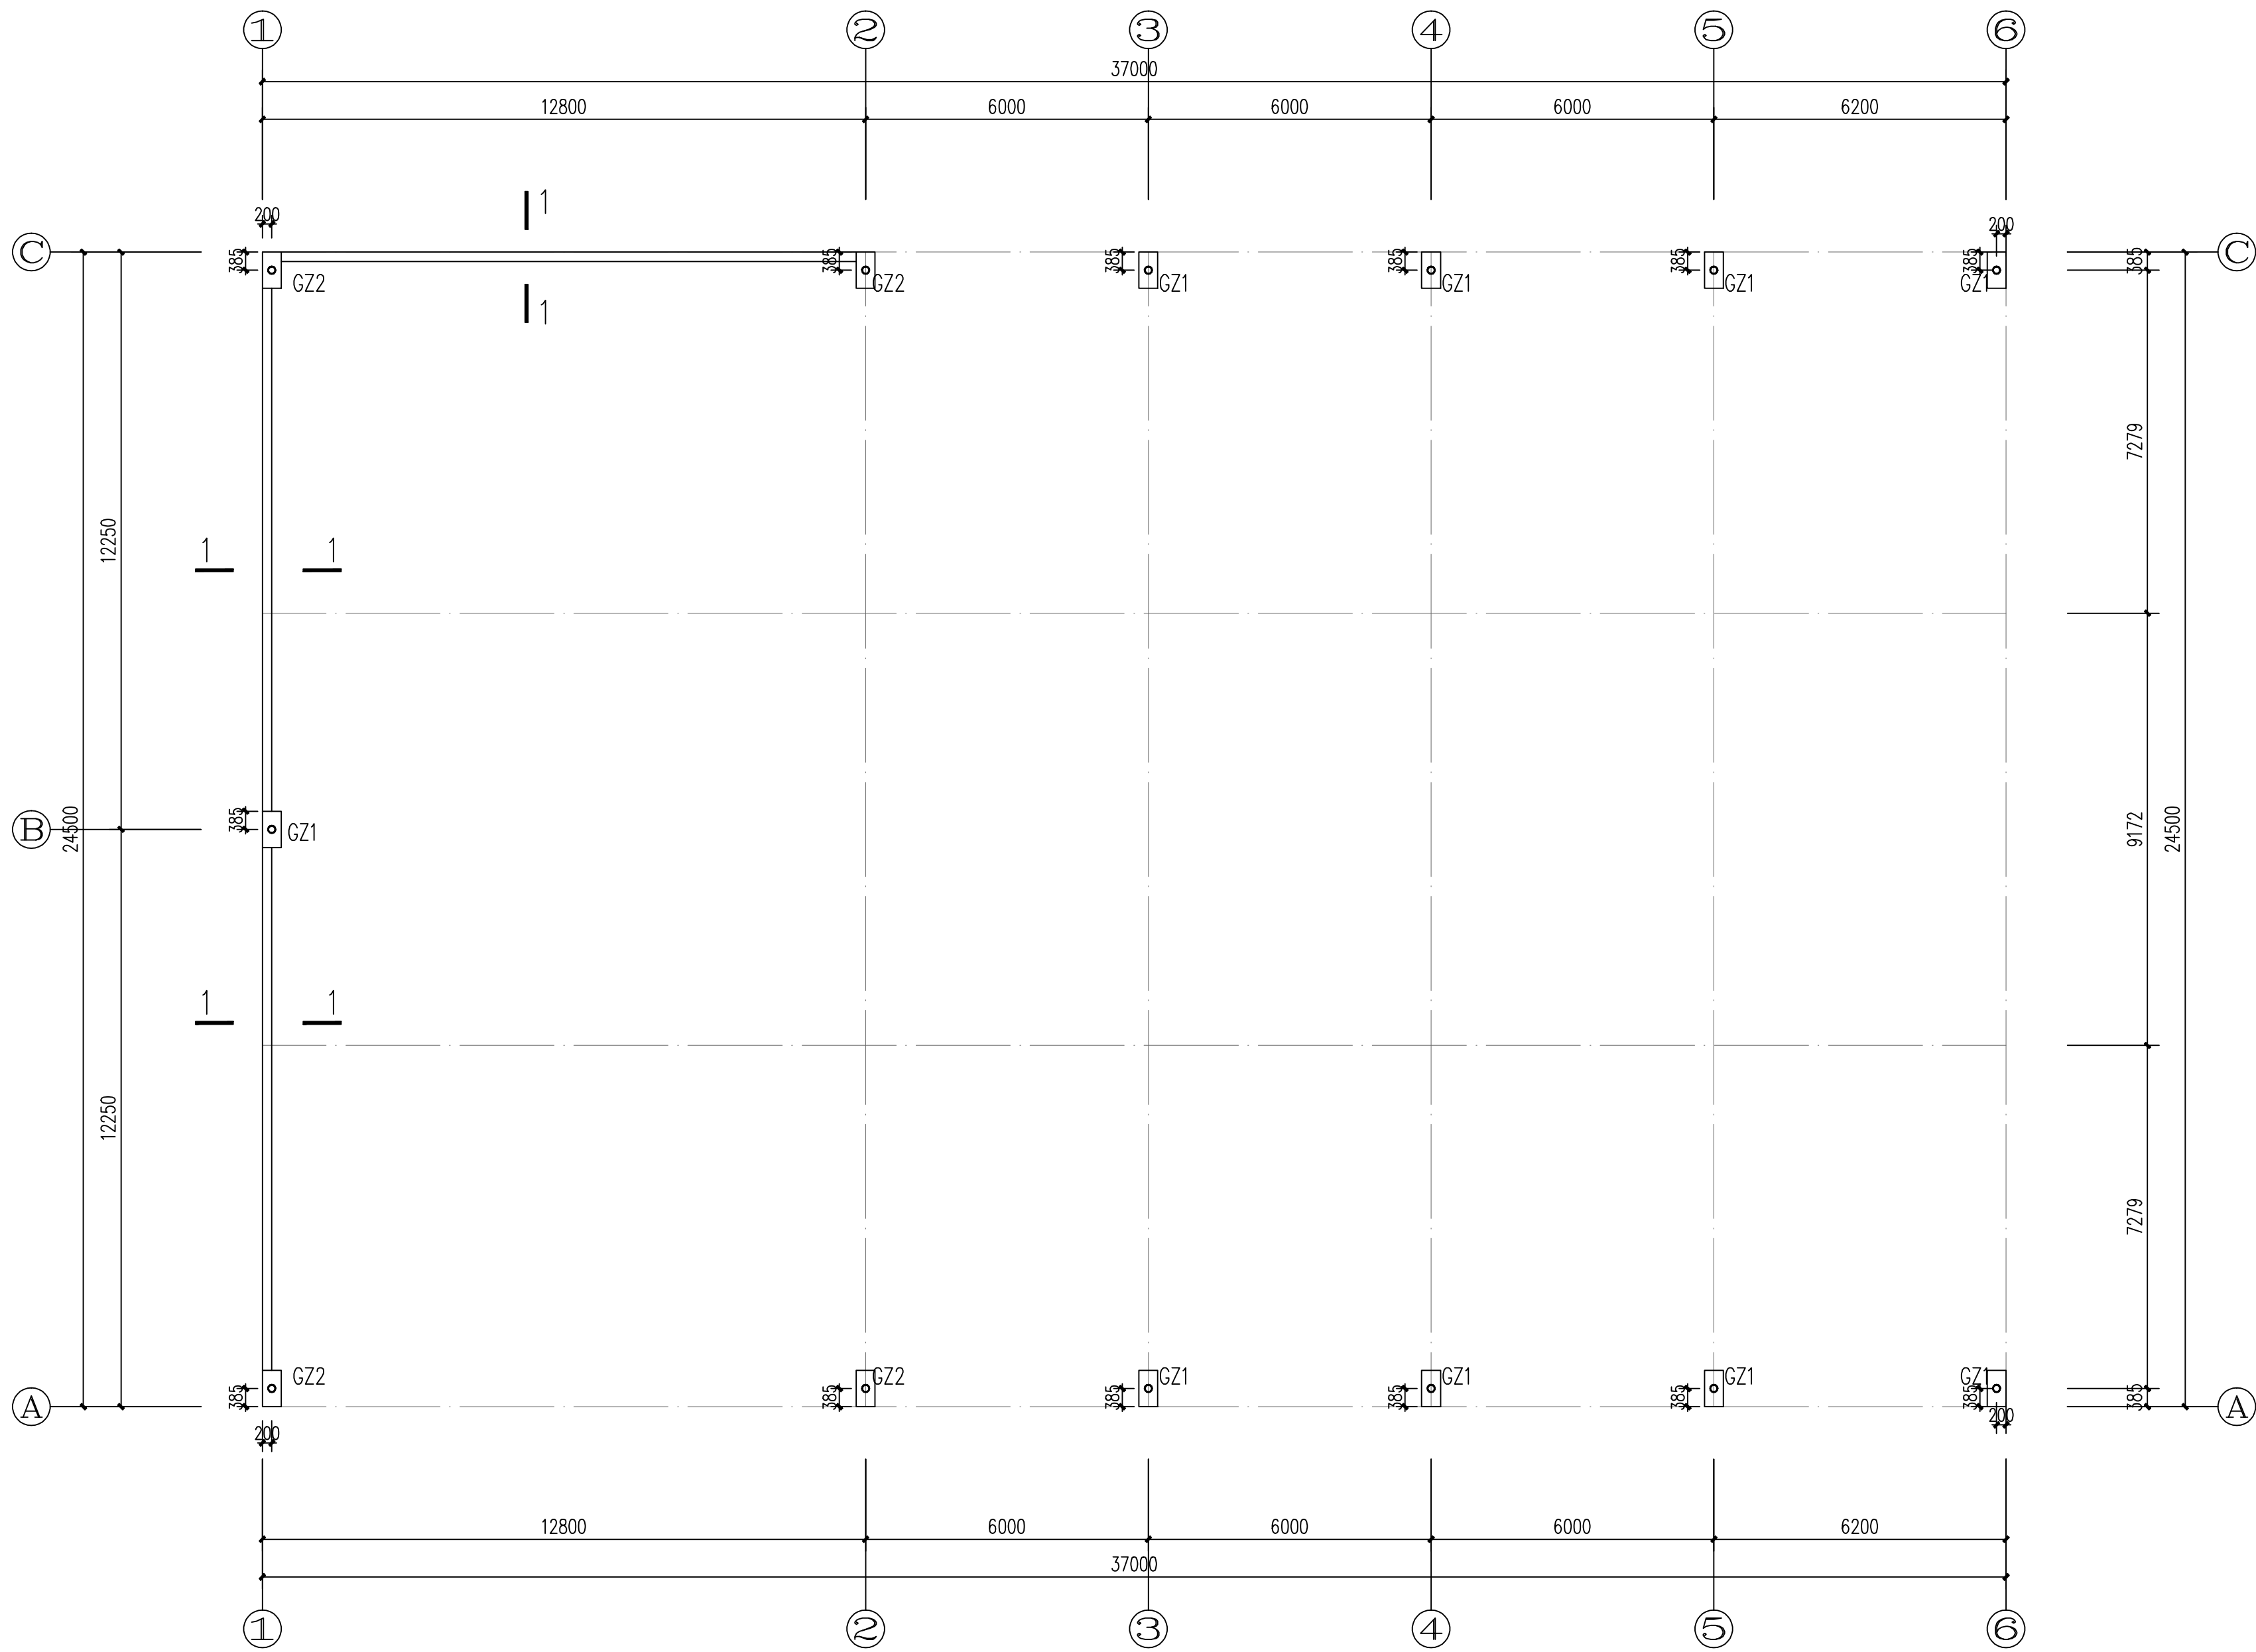

钢柱平面布置图


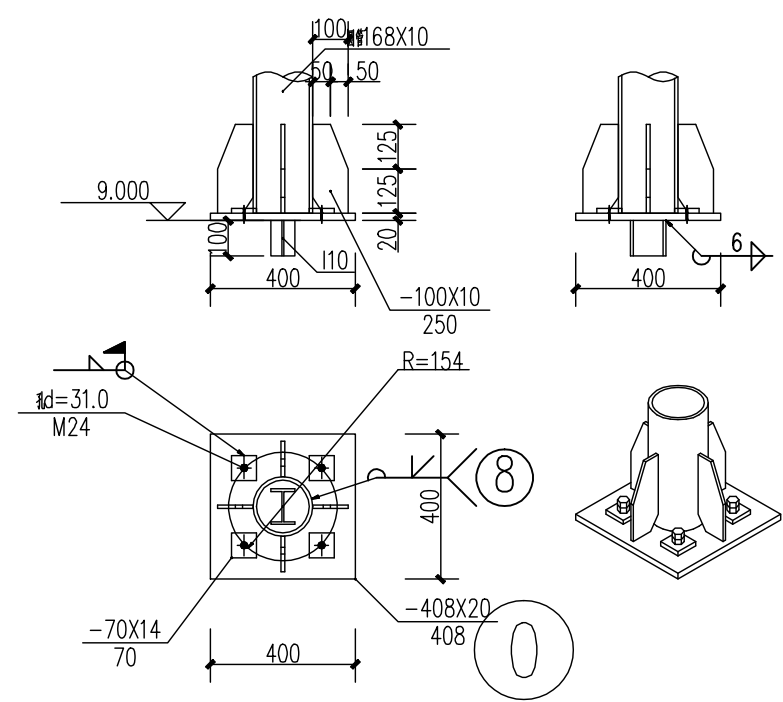


柱脚大样图

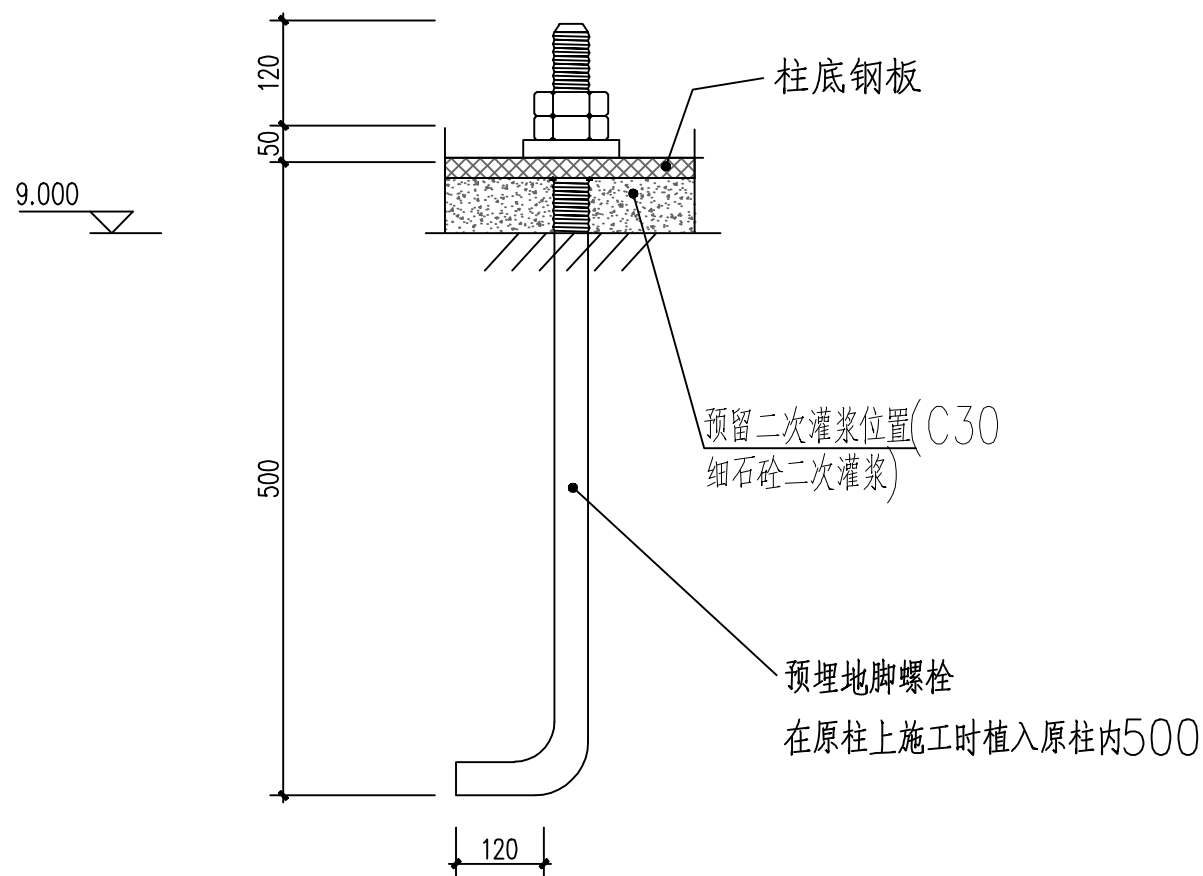

M24柱脚锚栓详图

构件表		
编 号	构件截面	材质
GZ1	φ168X10	Q355B
GZ1	φ168X14	Q355B

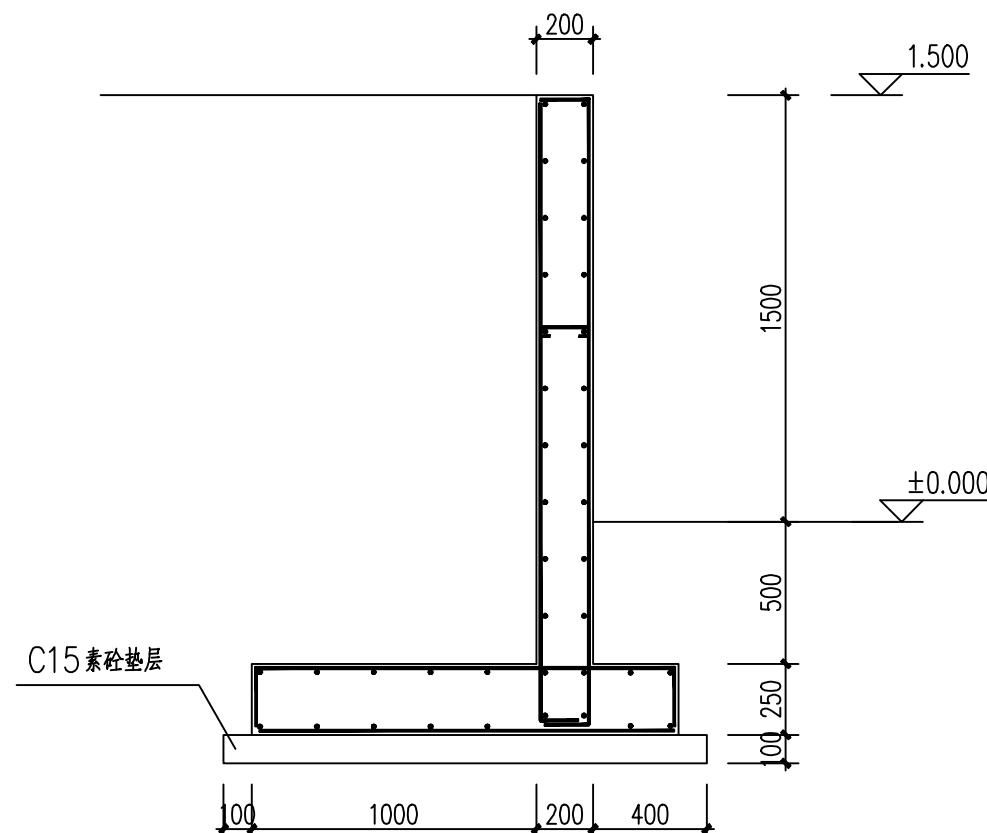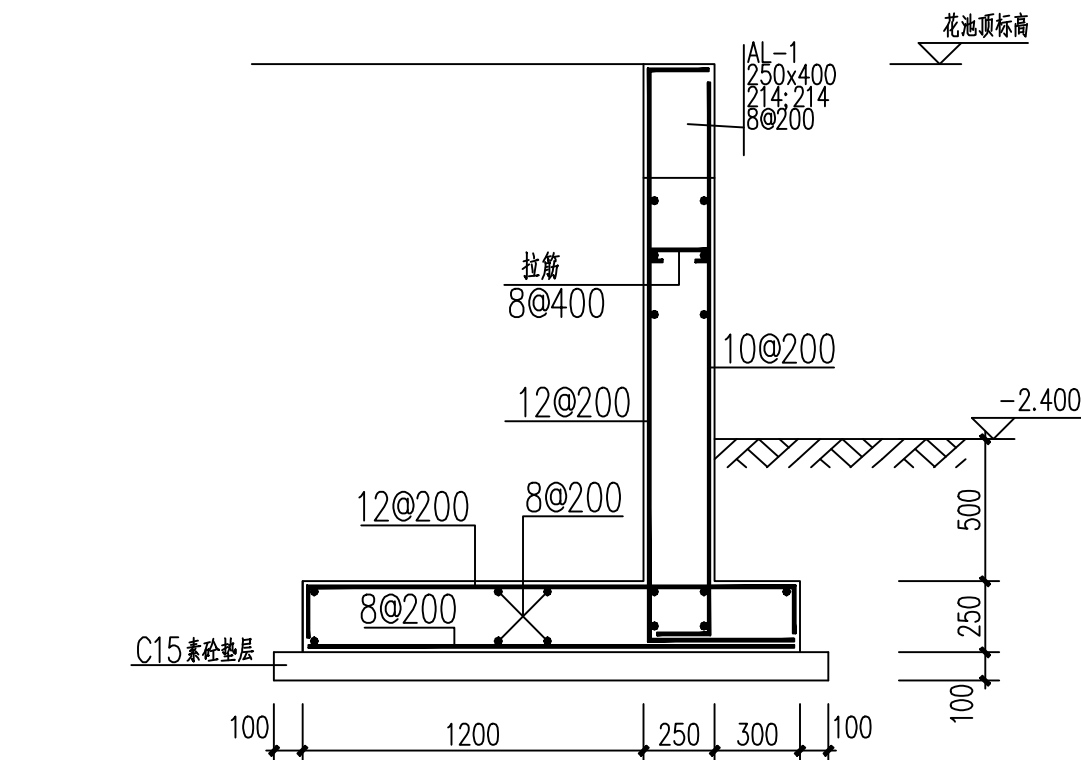


1-1


结构布置说明:
1、材料: 混凝土强度等级: C25; 钢筋: HRB400(?).

 广西明远工程咨询有限公司 设计资质证书号: 建规乙叁, 市政乙叁 (给排水工程, 排水工程, 暖通工程, 暖通工程) 1806018888		
建设单位	中核能源建设有限公司	
项目名称	动力车间2023年新建及技改工程	
图 名	钢柱平面布置图	
项目负责	钟灵毓秀	张 朋
专业负责	张 朋	何振鹏
设 计	何振鹏	何振鹏
制 图	何振鹏	李训聪
校 对	李训聪	高 洋
审 核	高 洋	钟灵毓秀
审 定	钟灵毓秀	张 朋
设计号	CZ-030	专 业 结 构
日 期	2023.08	图 号 JC-02
设计阶段	施工图	版 号 第一版


设计	审核	校对	制图	材料	电气	暖通	给排水	结构	建筑
张	张	张	张	张	张	张	张	张	张
张	张	张	张	张	张	张	张	张	张
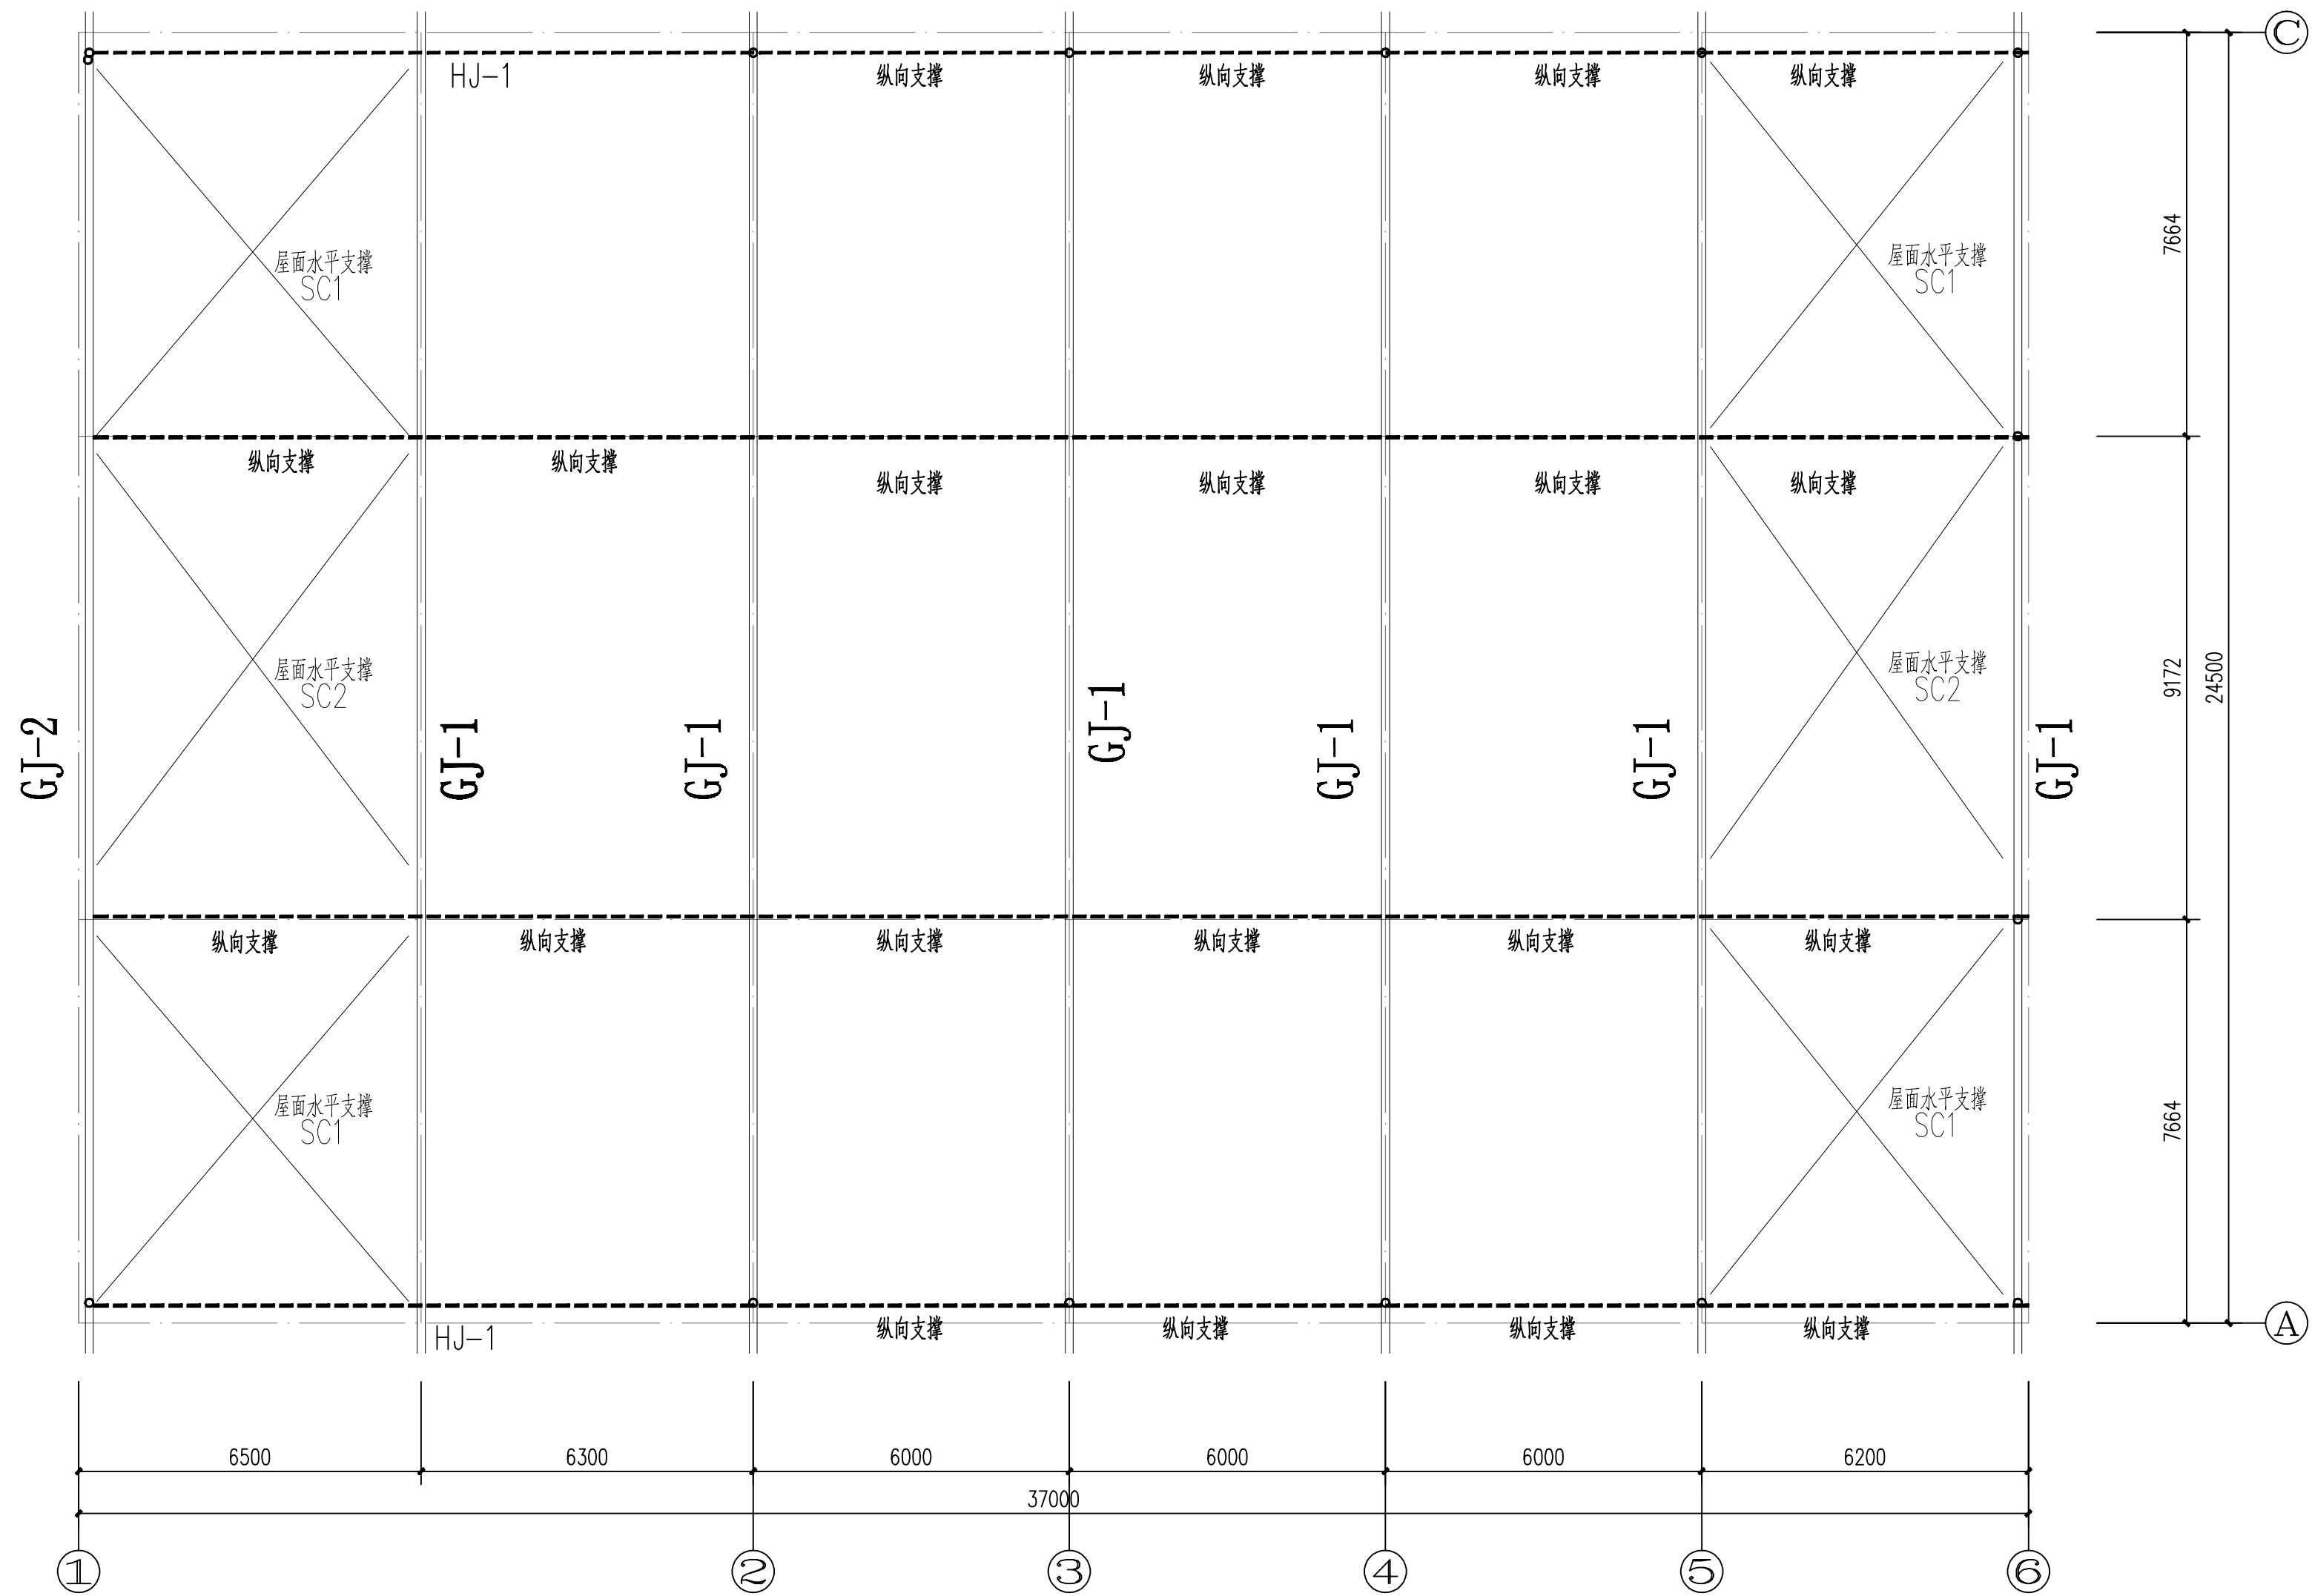


钢屋架及支撑布置图

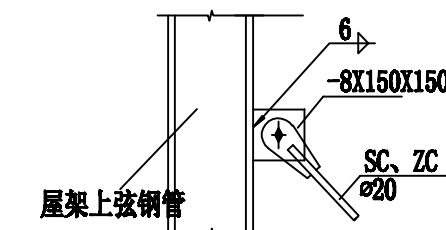


SC、ZC连接节点大样图

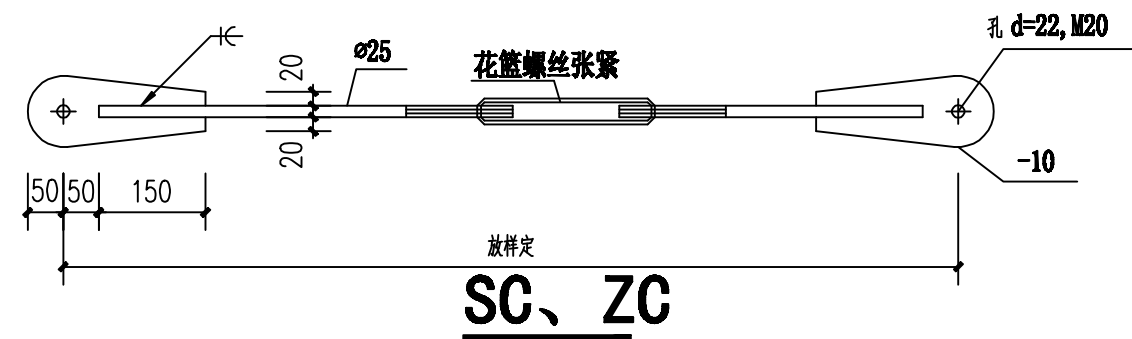

SC、ZC

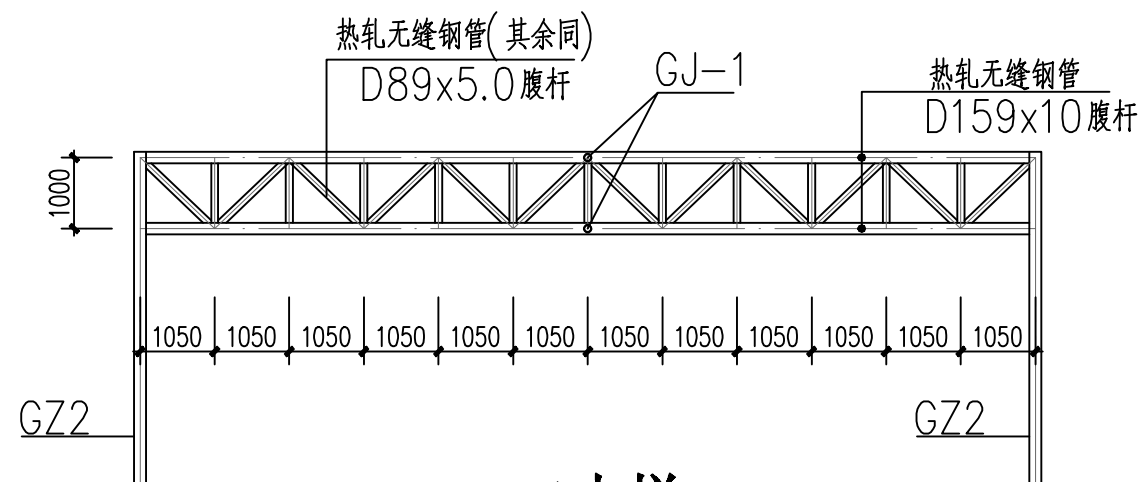


HJ-1大样

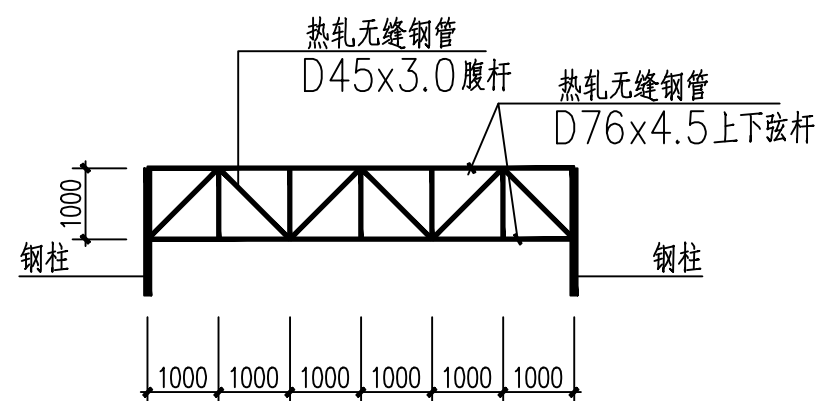


纵向支撑大样

纵向支撑大样

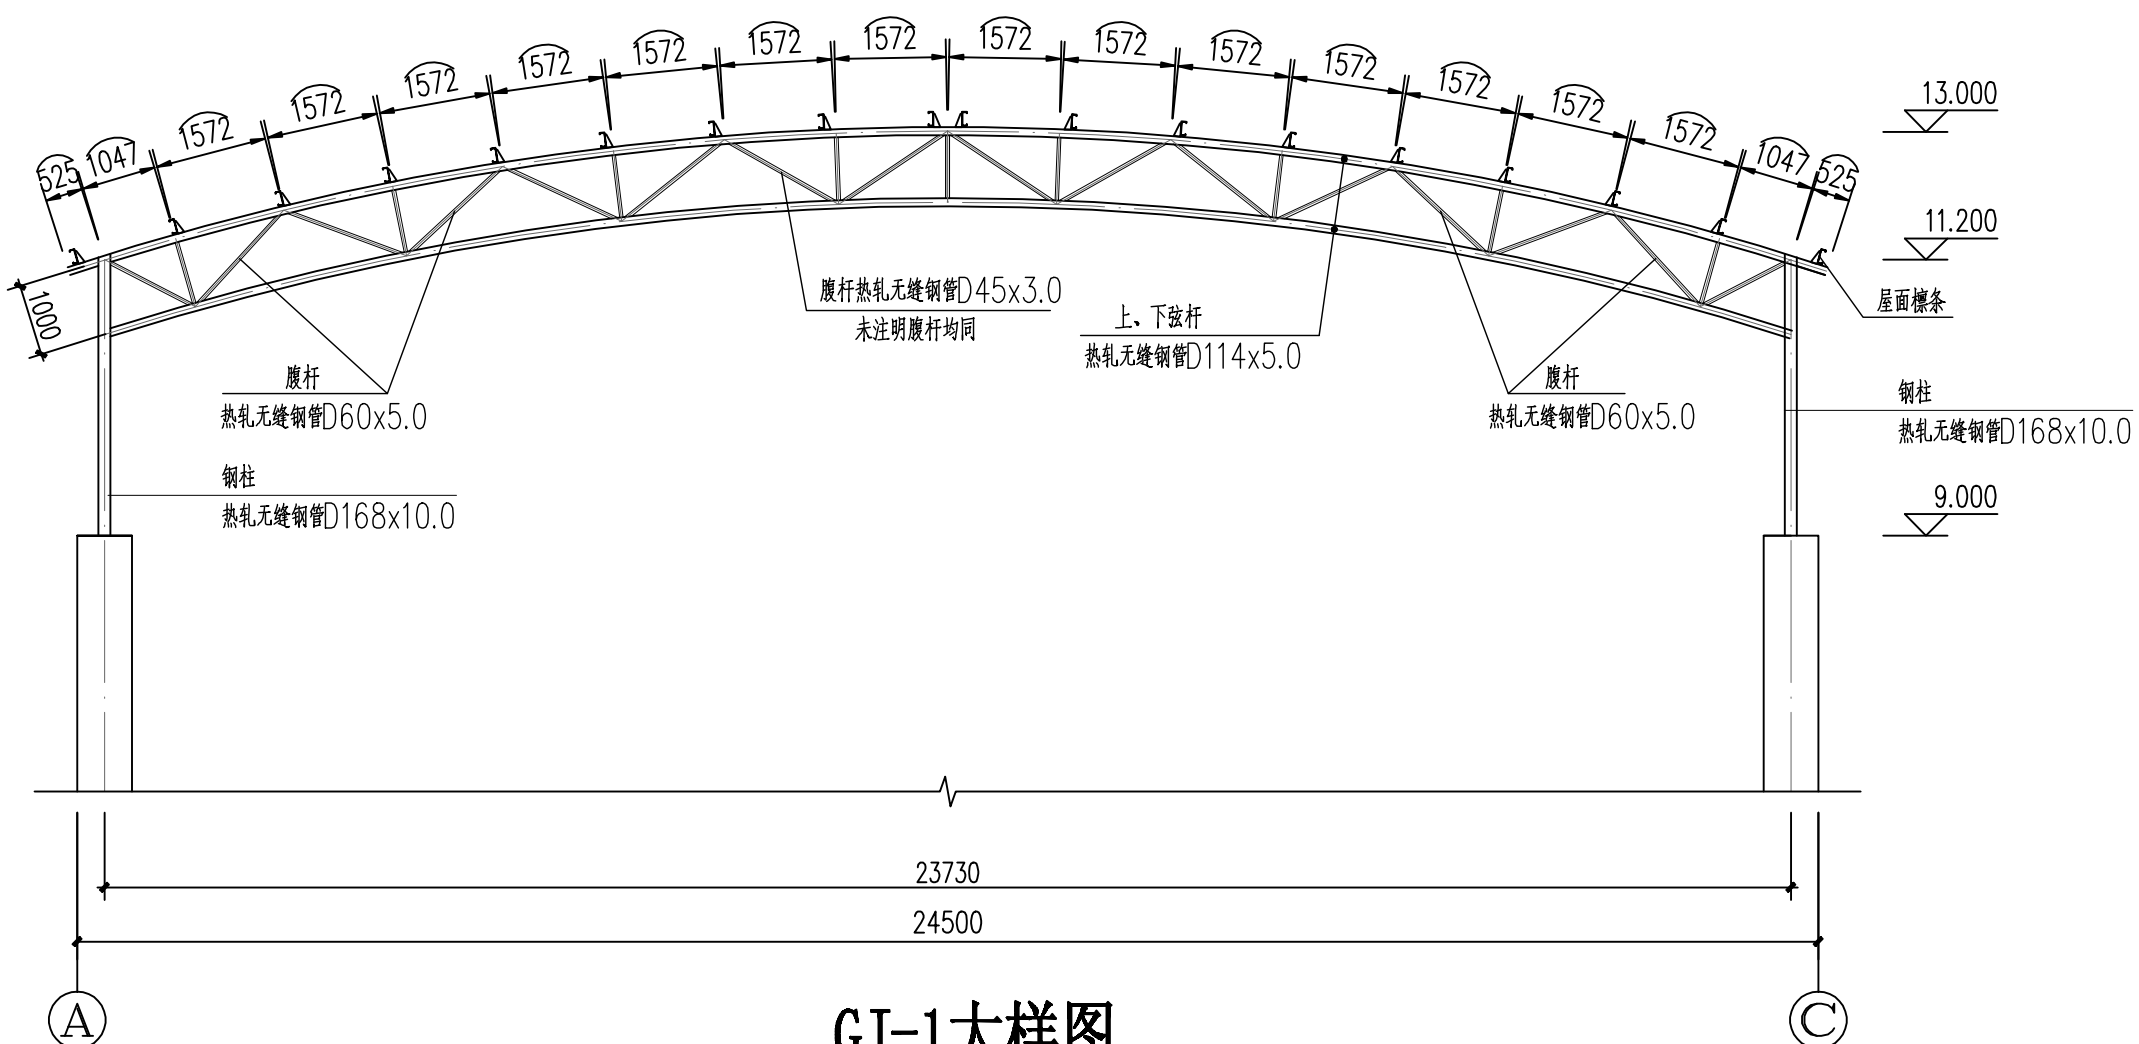

GJ-1大样图

除钢柱外, 钢材均为Q235B

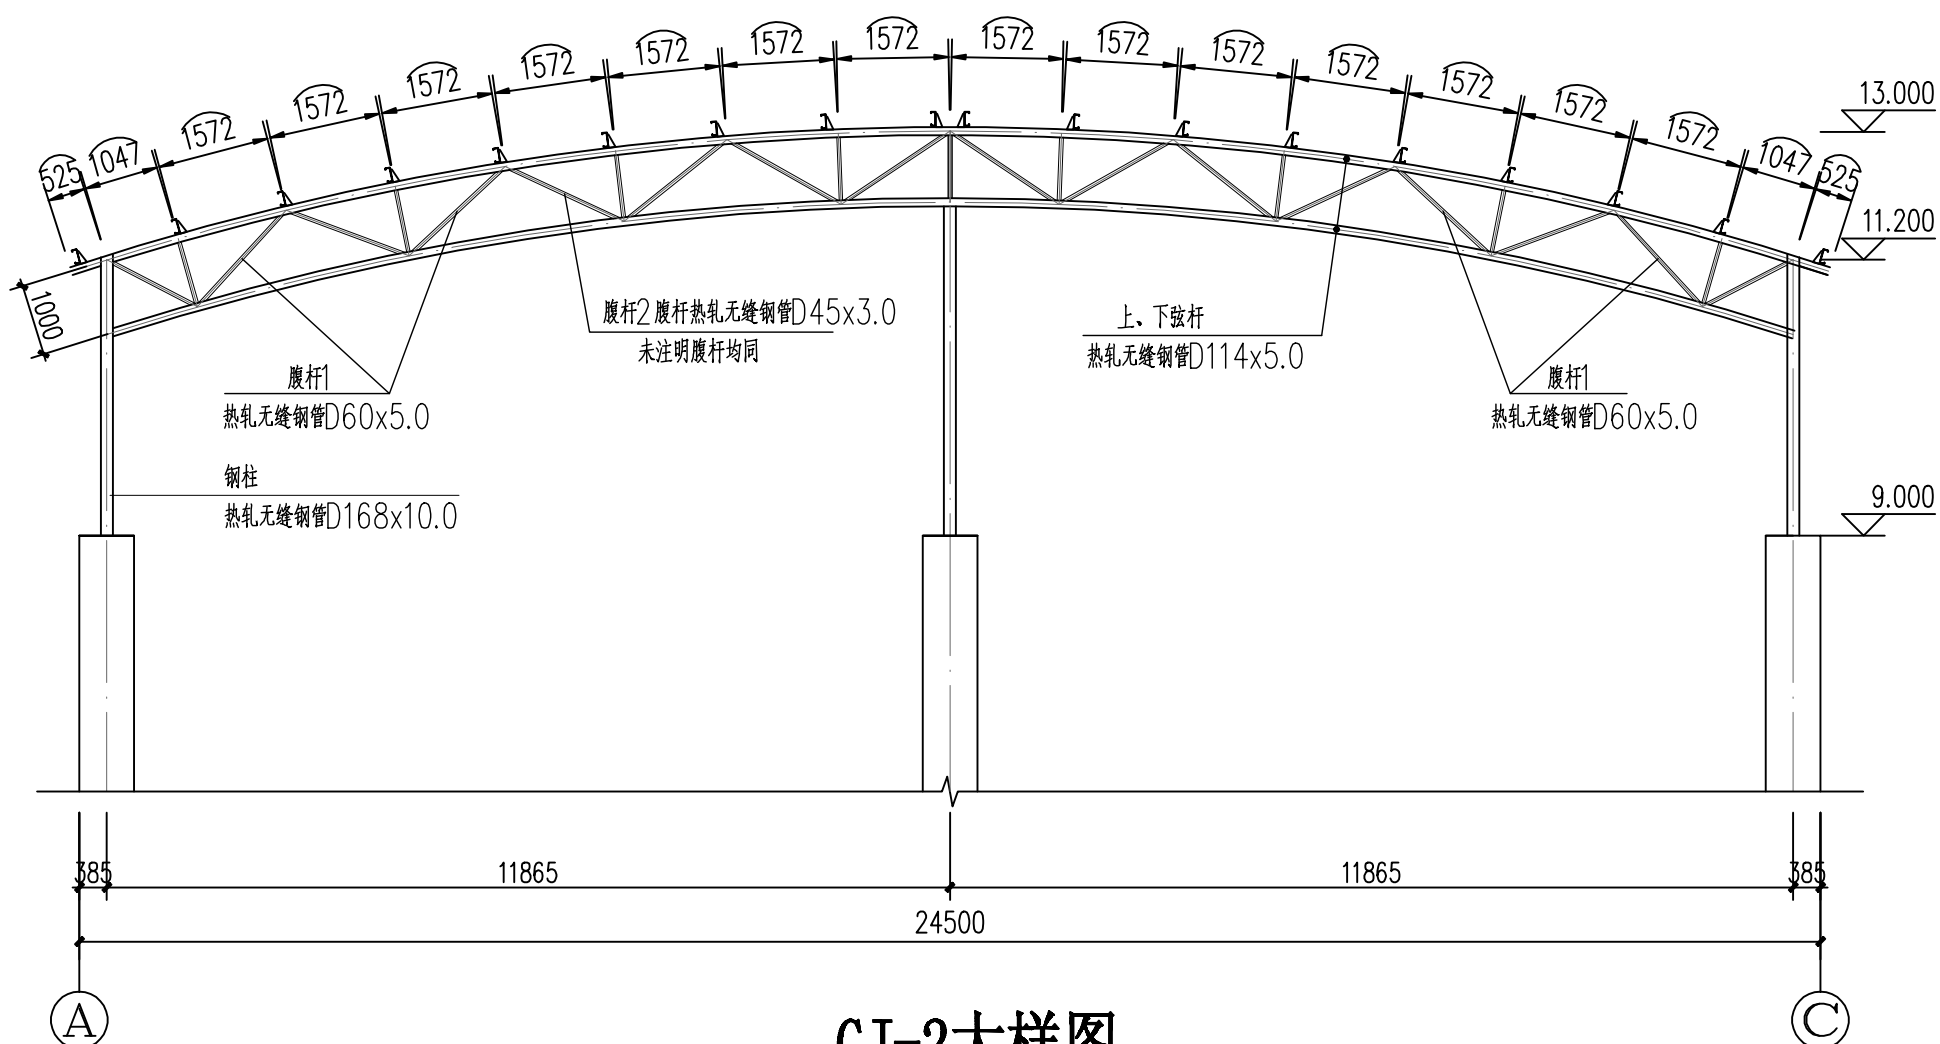


GJ-2大样图

除钢柱外, 钢材均为Q235B


构件表		
编 号	构件截面	材质
钢柱	ø168X10	Q355B
上弦杆	ø114X5.0	Q255B
下弦杆	ø114X5.0	Q255B
腹杆1	ø60x5.0	Q255B
腹杆2	ø45X3.0	Q255B

 广西明远工程咨询有限公司 设计资质证书号: 建协乙第, 市政乙第 (给水工程, 排水工程, 道路工程, 桥梁工程) 1806018888		
建设单位	中融信达置业有限公司	
项目名称	动力车间2022年新建及技改工程	
图 名	钢屋架图	
项目负责人	钟灵毓秀	张 鹏
专业负责	张 鹏	何振鹏
设 计	何振鹏	李训聪
制 图	何振鹏	李训聪
校 对	李训聪	李训聪
审 核	高 洋	李训聪
审 定	钟灵毓秀	张 鹏
设计号	CZ-030	专 业 结 构
日 期	2023.08	图 号 JC-03
设计阶段	施工图	版 号 第一版

建 筑	结 构	给 排 水	电 气	暖 通
-----	-----	-------	-----	-----

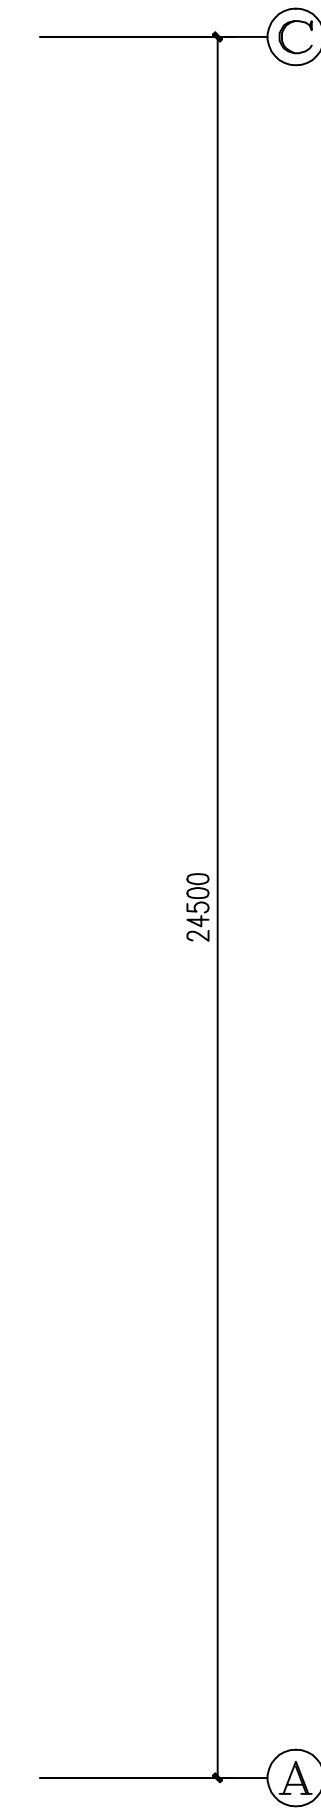

LT1(其余同)


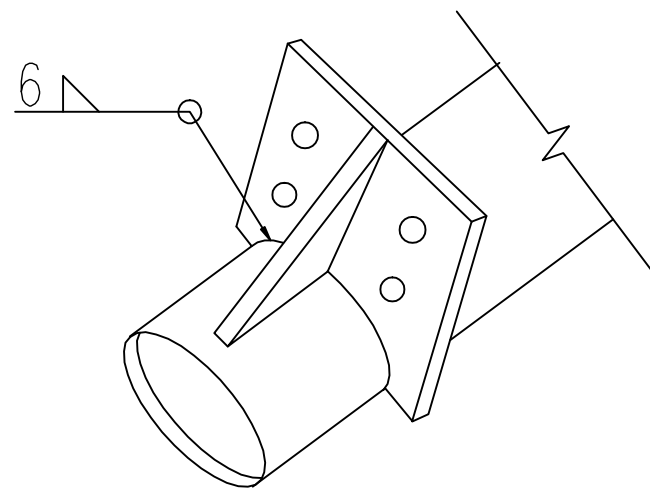


檯托大样图






序号	名称	规格	材质	说明
1	LT1	C200X70X20X2.0	Q235	热镀锌
2	QL1	C200X70X20X2.0	Q235	热镀锌
3	LT1	∅12 圆钢	Q235	
4	XLT	∅12 圆钢	Q235	
5	CG	∅12 圆钢+∅32X2.5 钢管	Q235	

 广西明远工程咨询有限公司 设计资质证书号：；资质乙级，市政乙级（给水工程、排水工程、道路工程、桥梁工程）A240418653	
建设单位	中德联合置业有限公司
项目名称	动力车间2023年新建污水处理附属项目
图 名	屋面轮廓图
项目负责	钟灵秀 签
专业负责	张 朋 签
设 计	何振鹏 签
校 对	何振鹏 签
核 对	李润强 签
审 核	高 涛 签
审 定	钟灵秀 签
设计号	CZ-030 专 业 结 构
日 期	2023.06 图 号 JC-04
设计阶段	施工图 版 号 第一版

设计	审核	校对	制图	材料	电气	暖通	给排水	结构	建筑
张	张	张	张	张	张	张	张	张	张
张	张	张	张	张	张	张	张	张	张
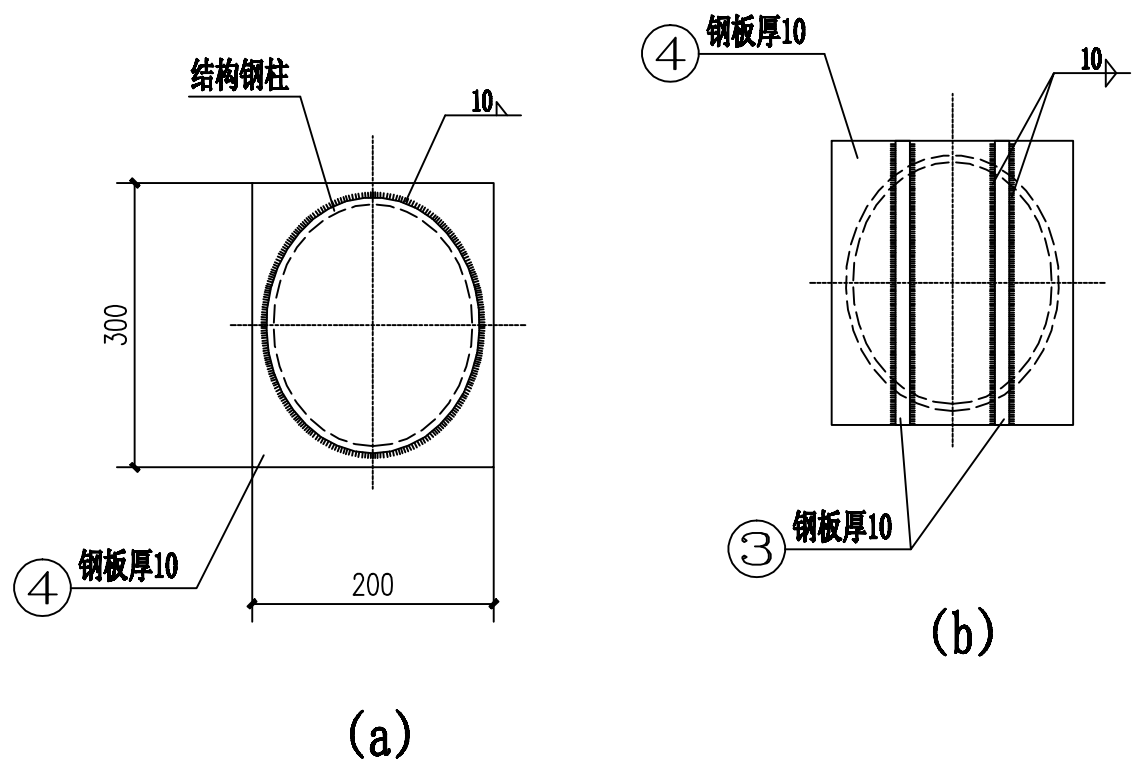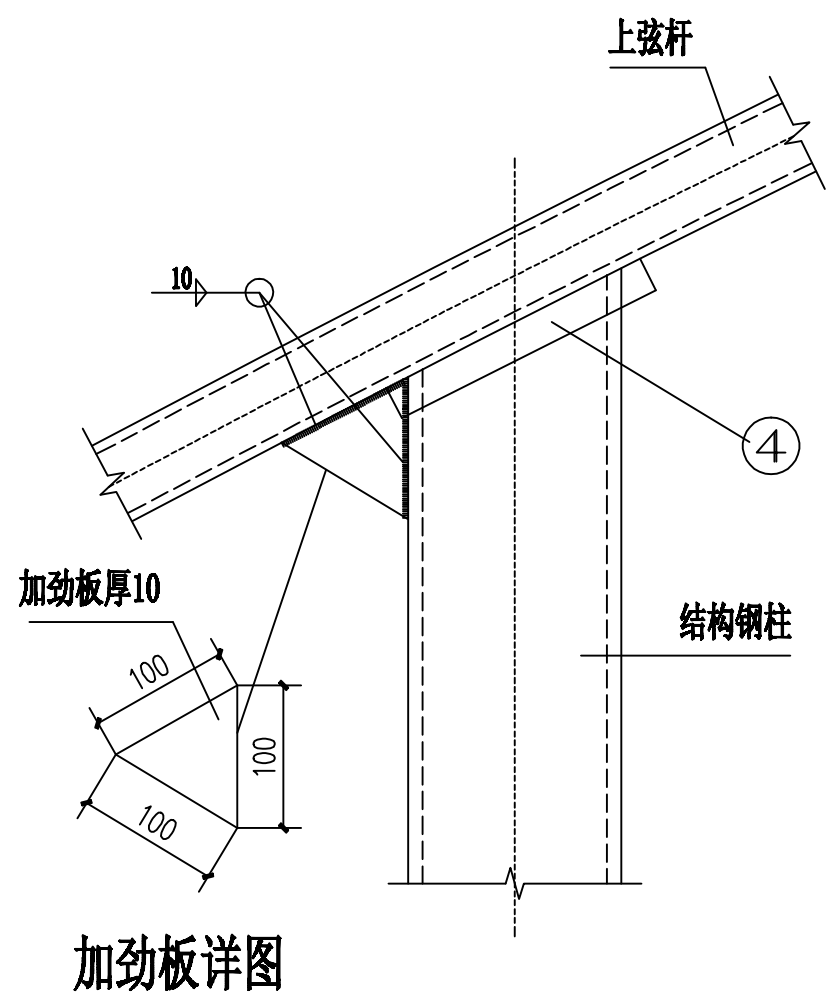

柱顶连接节点详图1

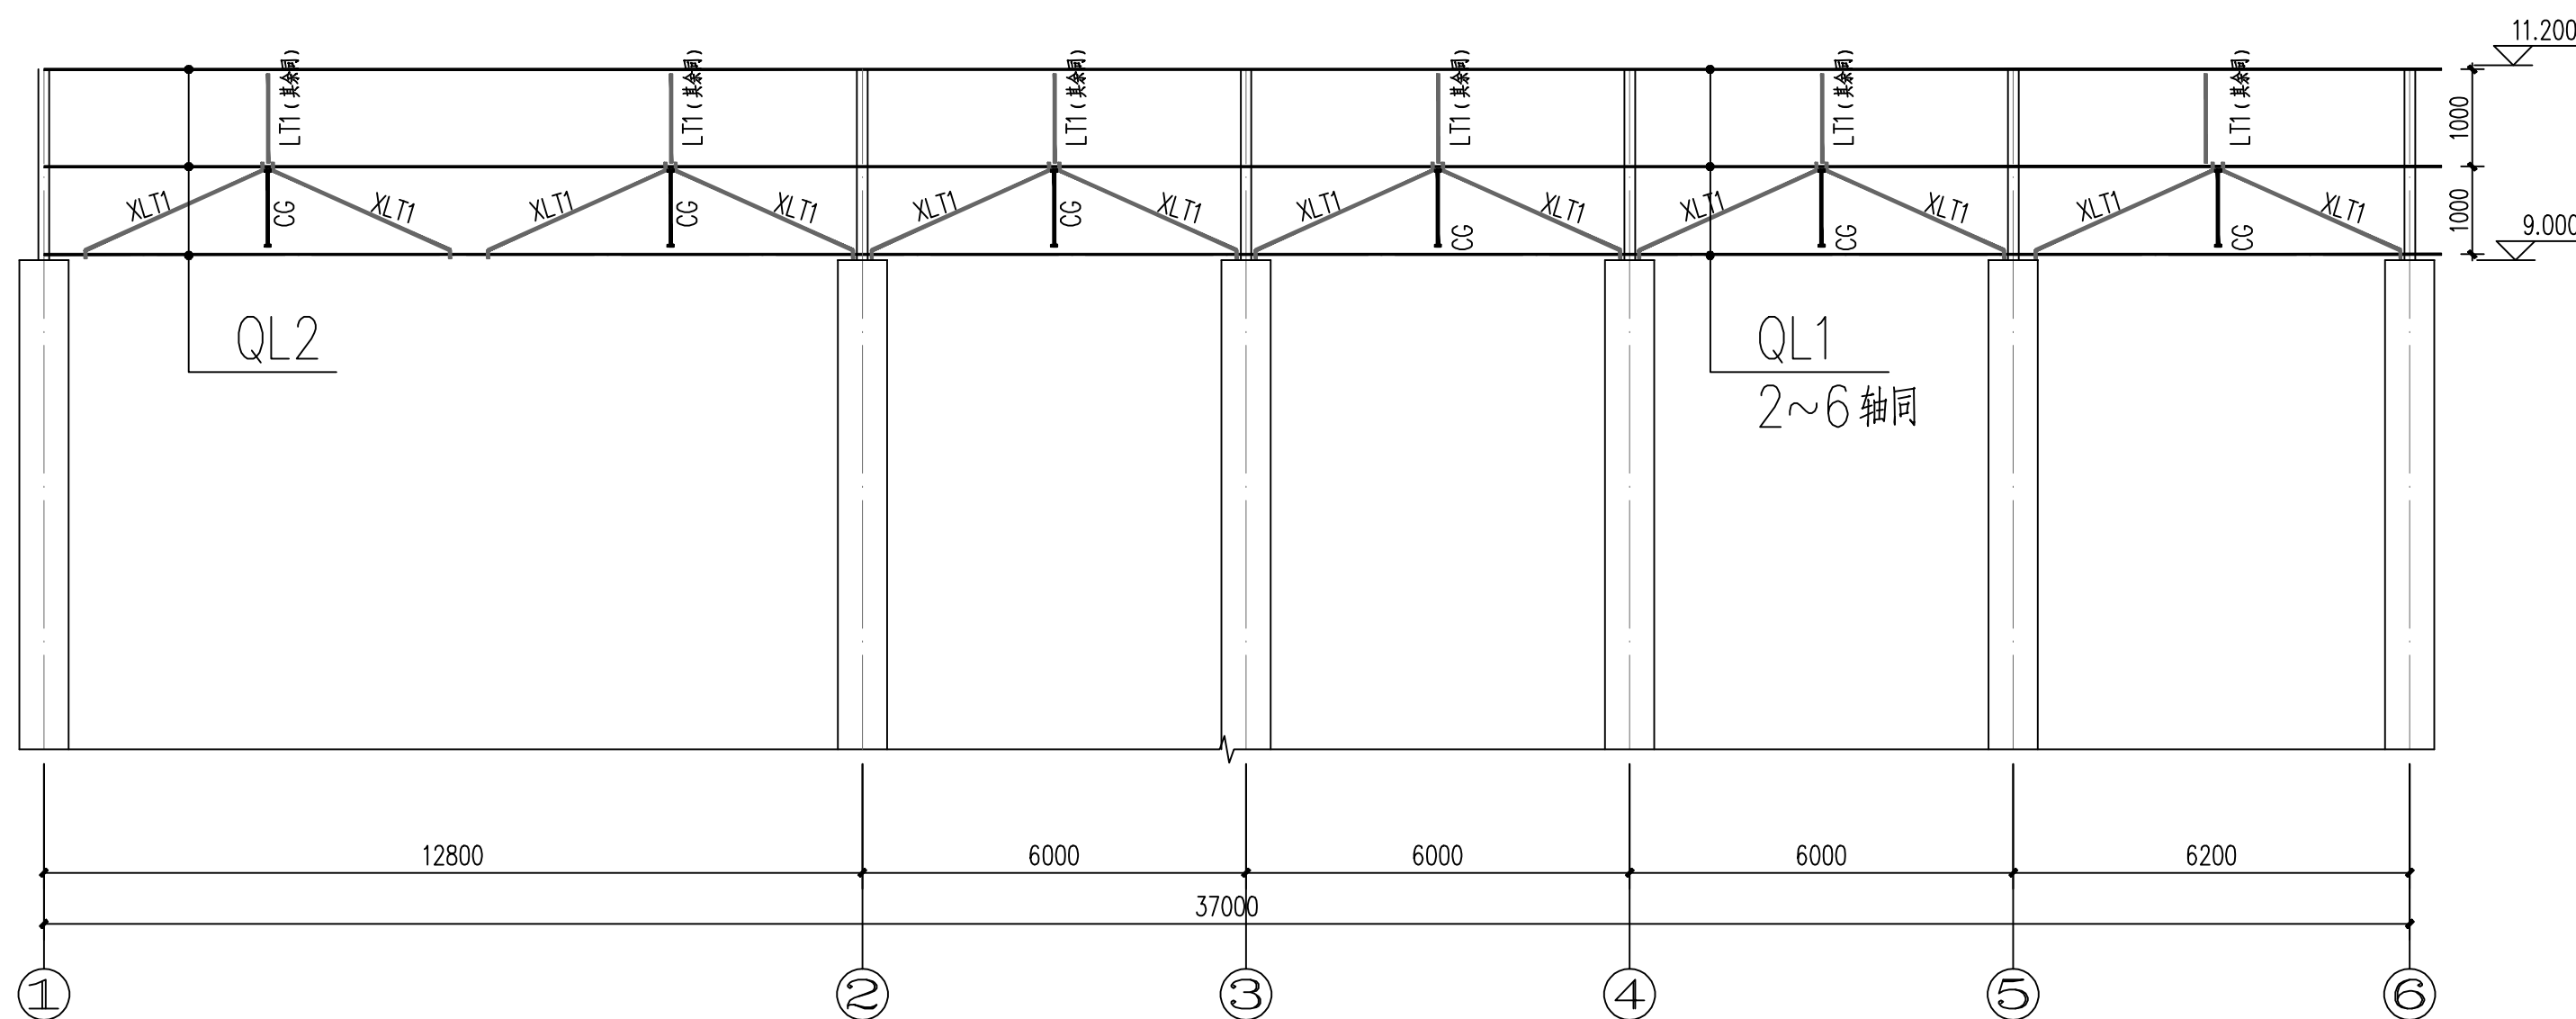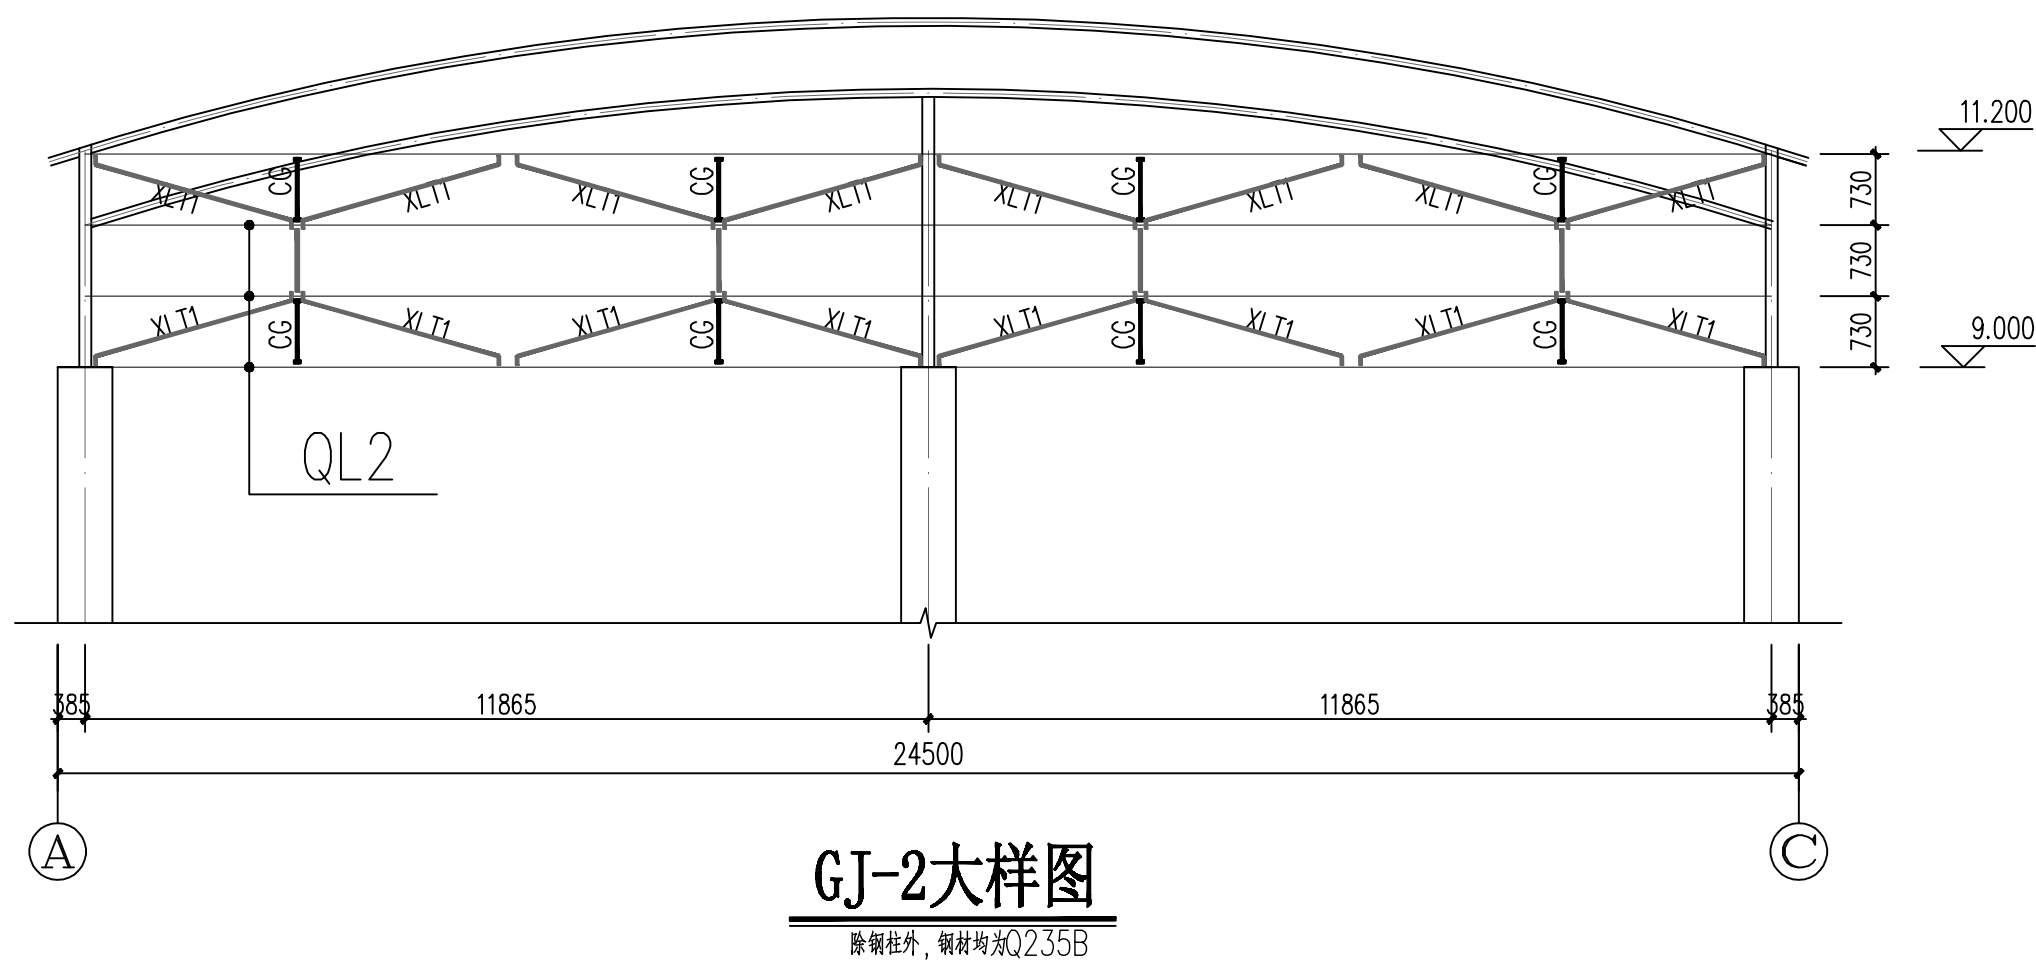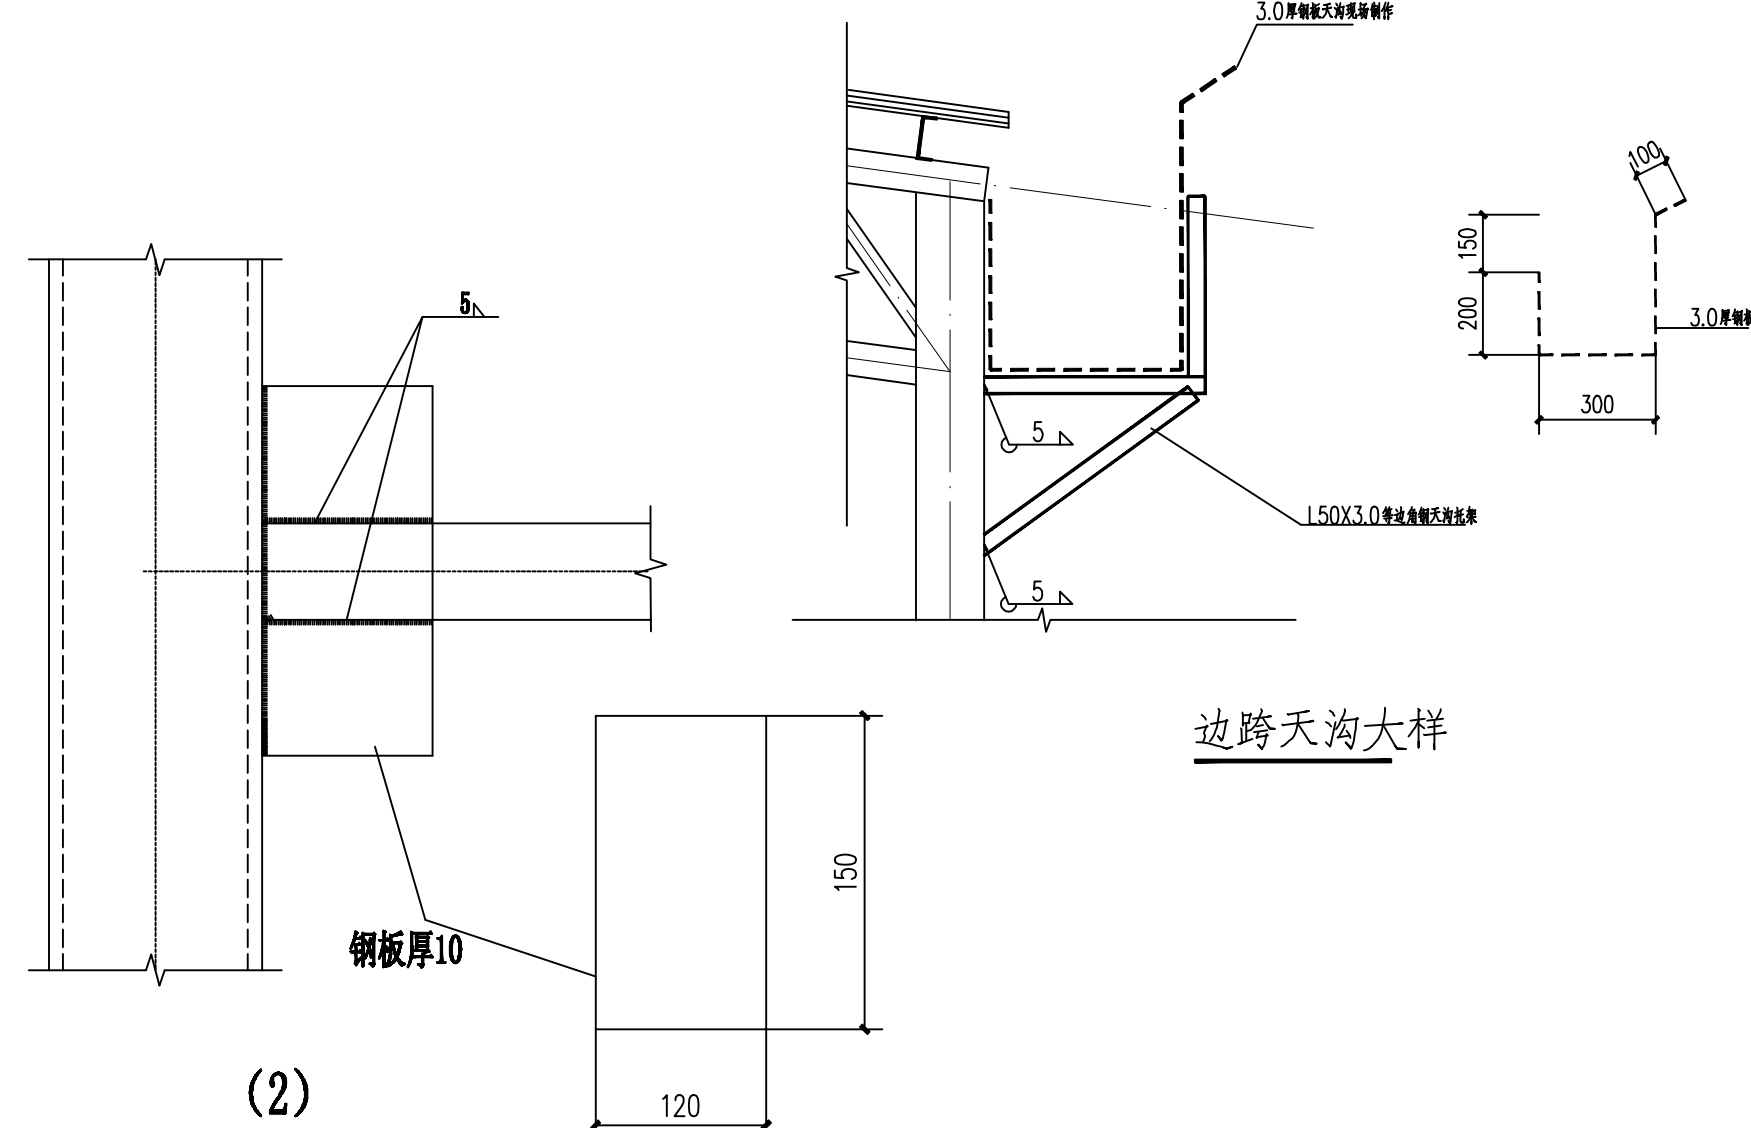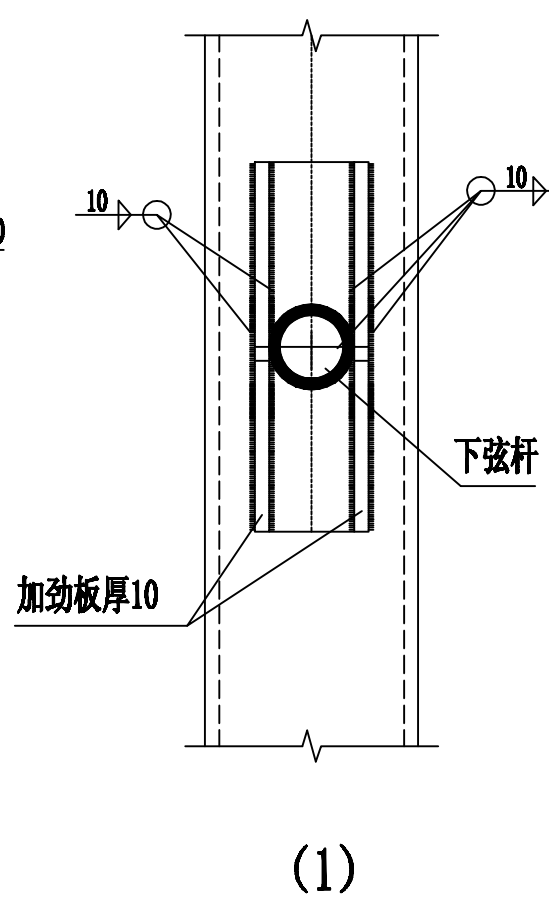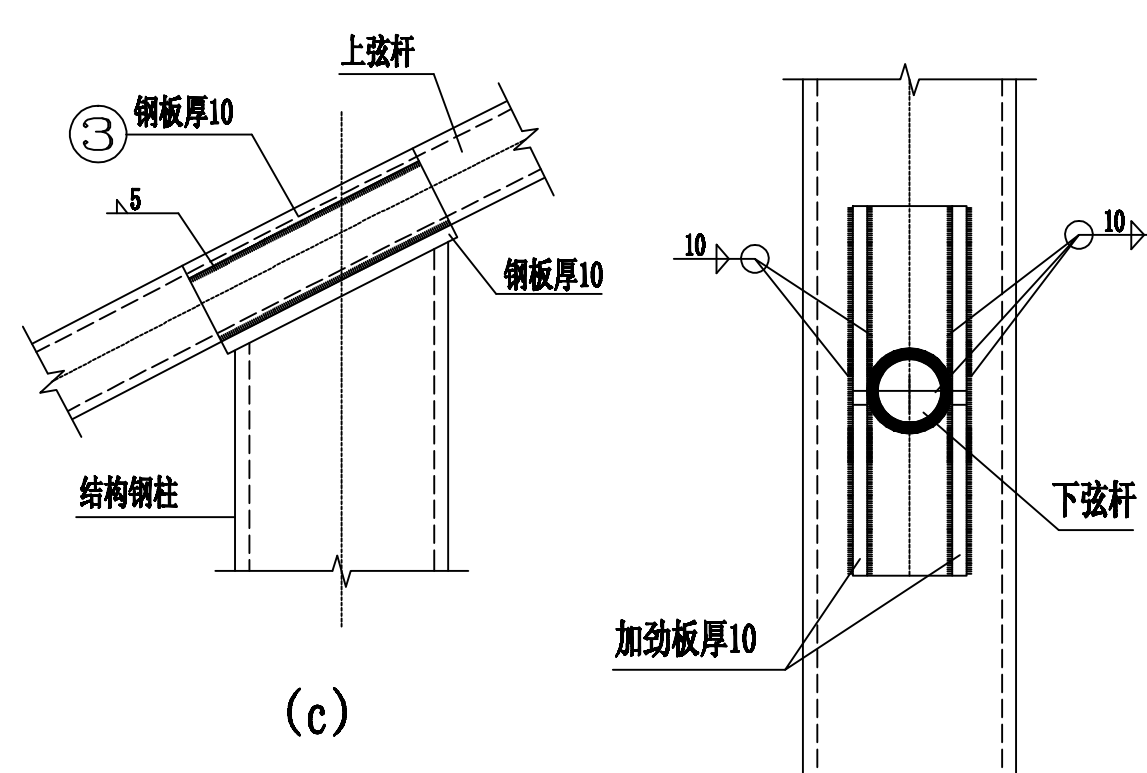

A、D轴墙面檩条

构件表:

序号	名称	规格	材质	说明
1	QL1	C200X70X20X2.0	Q235	热镀锌
2	QL2	C280X80X20X3.0	Q235	热镀锌
3	LT1	∅12圆钢	Q235	
4	XL1	∅12圆钢	Q235	
5	CG	∅12圆钢+∅32X2.5钢管	Q235	

 广西明远工程咨询有限公司 设计资质证书号：建协乙证，市政乙证（给水工程、排水工程、暖通工程、制冷工程）A66018888		
建设单位	中德联合置业有限公司	
项目名称	动力车间2022年新建及技改项目	
图名	屋面檩条图	
项目负责人	钟灵毓秀	张朋
专业负责	张朋	何振鹏
设计	何振鹏	李训聪
制图	何振鹏	高洋
校对	李训聪	钟灵毓秀
审核	高洋	张朋
审定	钟灵毓秀	张朋
设计号	CZ-030	专业结构
日期	2023.08	图号 JC-05
设计阶段	施工图	版本号 第一版