
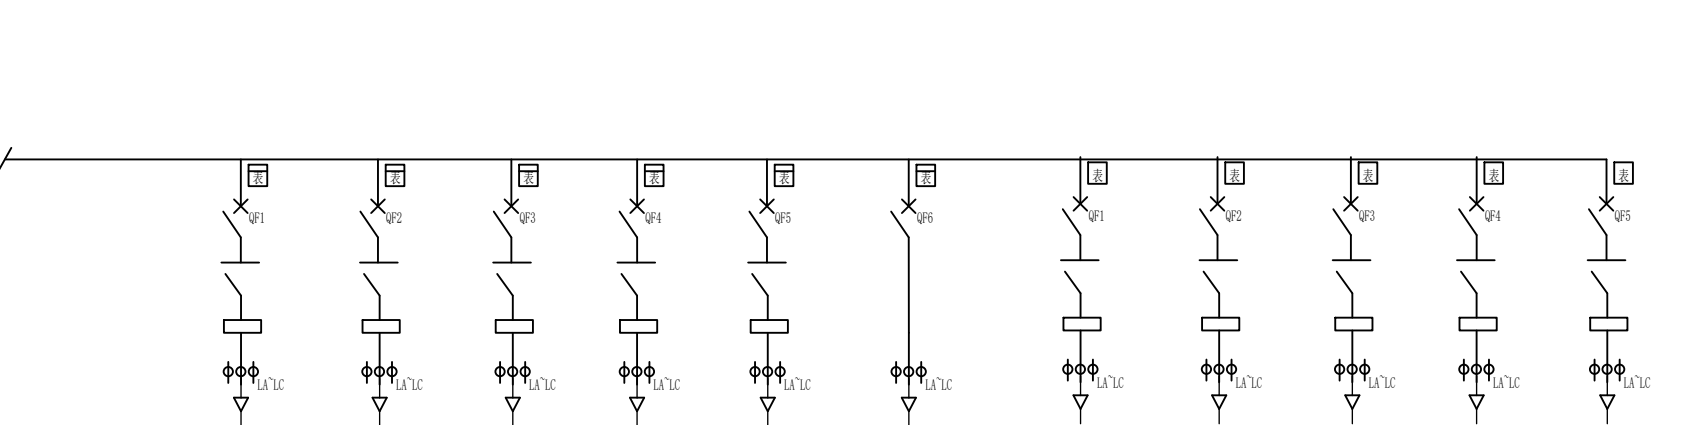


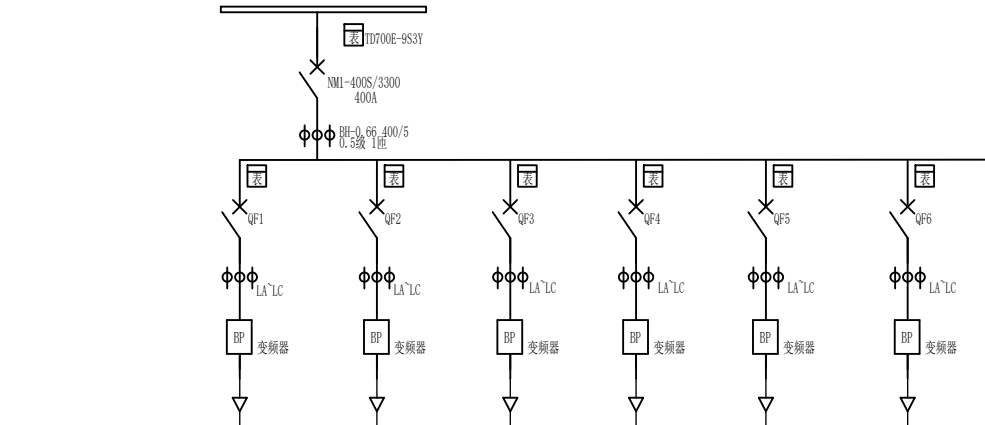

开关柜编号	装车码-液体糖2# 正面						装车码-液体糖 背面					
回路名称	5#罐液泵	5#罐液泵	1#罐清洗装置-泵	2#罐清洗装置-泵	备用	备用	备用	备用	备用	备用	备用	备用
设备容量 (kW)	5.5kW	5.5kW	7.5kW	7.5kW	7.5kW	7.5kW	5.5kW	5.5kW	7.5kW	7.5kW	7.5kW	7.5kW
塑壳断路器	16A	16A	25A	25A	25A	50A	16A	16A	25A	25A	25A	25A
电流互感器	BH-0.66 30/5 0.5级 5匝	BH-0.66 30/5 0.5级 5匝	BH-0.66 30/5 0.5级 5匝	BH-0.66 30/5 0.5级 5匝	BH-0.66 30/5 0.5级 1匝	BH-0.66 50/5 0.5级 2匝	BH-0.66 30/5 0.5级 5匝	BH-0.66 30/5 0.5级 5匝	BH-0.66 30/5 0.5级 5匝	BH-0.66 30/5 0.5级 5匝	BH-0.66 30/5 0.5级 5匝	BH-0.66 30/5 0.5级 1匝
接触器	25A	25A	32A	32A	32A		25A	25A	32A	32A	32A	32A
热继电器	有	有	10-25A	10-25A	10-25A		有	有	10-25A	10-25A	10-25A	10-25A
多功能表	有	有	有	有	有		有	有	有	有	有	有
开关柜尺寸 (W×D×H)	1000*1000*2200						1000*1000*2200					

注：低压配电柜采用GGD柜体，柜体尺寸：1000*1000*2200(宽*深*高)
变频器品牌：汇川MD480系列产品、英威腾GD350系列产品、三肯VM06系列产品；断路器、接触器、热继电器品牌：正泰。其他元器件均为国产大品牌。
带控制回路、启停指示，变频器操作面板安装至柜门上。
电流变送器参数：输入5A 输出4~20mA。

注：低压配电柜采用GGD柜体，柜体尺寸：1000*1000*2200(宽*深*高)
断路器、接触器、热继电器品牌：正泰。其他元器件均为国产大品牌。
带控制回路、启停指示，变频器操作面板安装至柜门上。
电流变送器参数：输入5A 输出4~20mA。

设计		项目名称	装车车间	合同号	
校对		柜号	装车码 GGD配电柜	数量	
审核				图号	
日期	2023-6		中粮糖业辽宁有限公司	页码	共(4)页,第(2)页

